


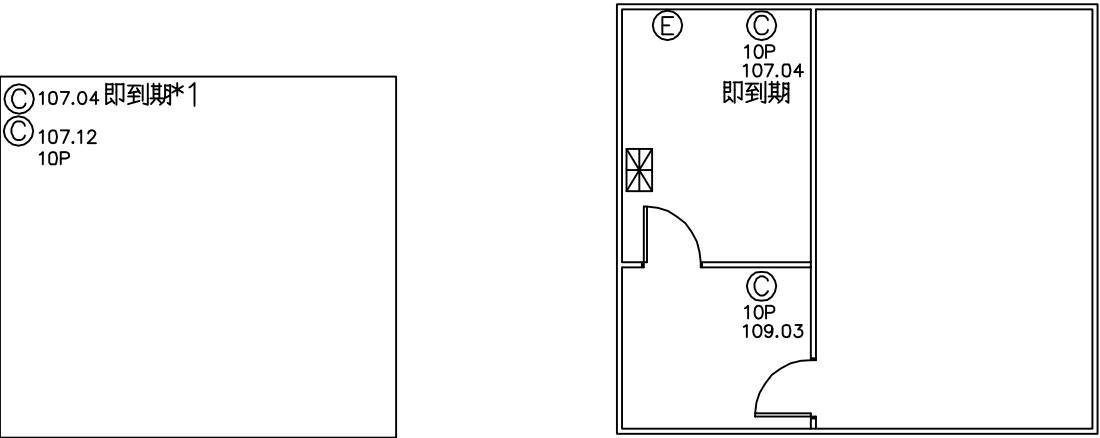


司令台

守衛室

圖示	名 稱	數量
⊙	乾粉滅火器	4
Ⓔ	緊急照明燈	1
⊠	火警受信總機	1

1F

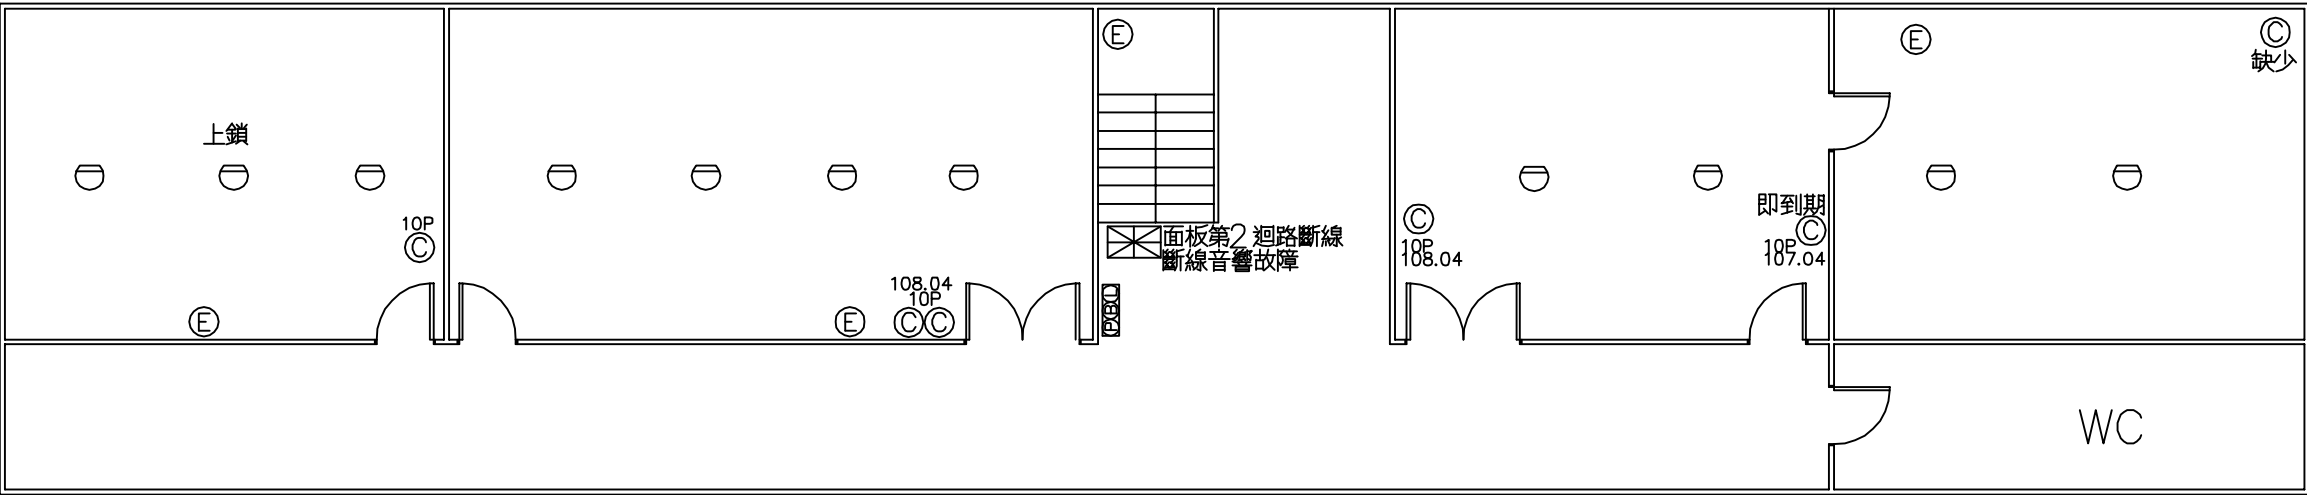

圖示	名 稱	數量
⊙	乾粉滅火器	7
Ⓔ	緊急照明燈	4
⊖	差動式探測器	11
⊠	火警受信總機	1
⊠	火警綜合盤	1



圖示	名 稱	數量
	乾粉滅火器	9
	緊急照明燈	3
	差動式探測器	12
	出口標示燈	1
	火警綜合盤	1


圖示	名 稱	數量
	乾粉滅火器	5
	緊急照明燈	1
	差動式探測器	14
	偵煙式探測器	1
	方向指示燈	1
	逃生緩降機	3
	火警綜合盤	1

欣仕昌消防股份有限公司
桃園縣平鎮市忠孝路38號
電話：03-4934199 傳真：03-4933662


施 工 地 點
桃園市立中壢家事商業高級中學校

圖	名
敬業樓 3F	守衛室, 司令台

圖號	02 16
----	----------

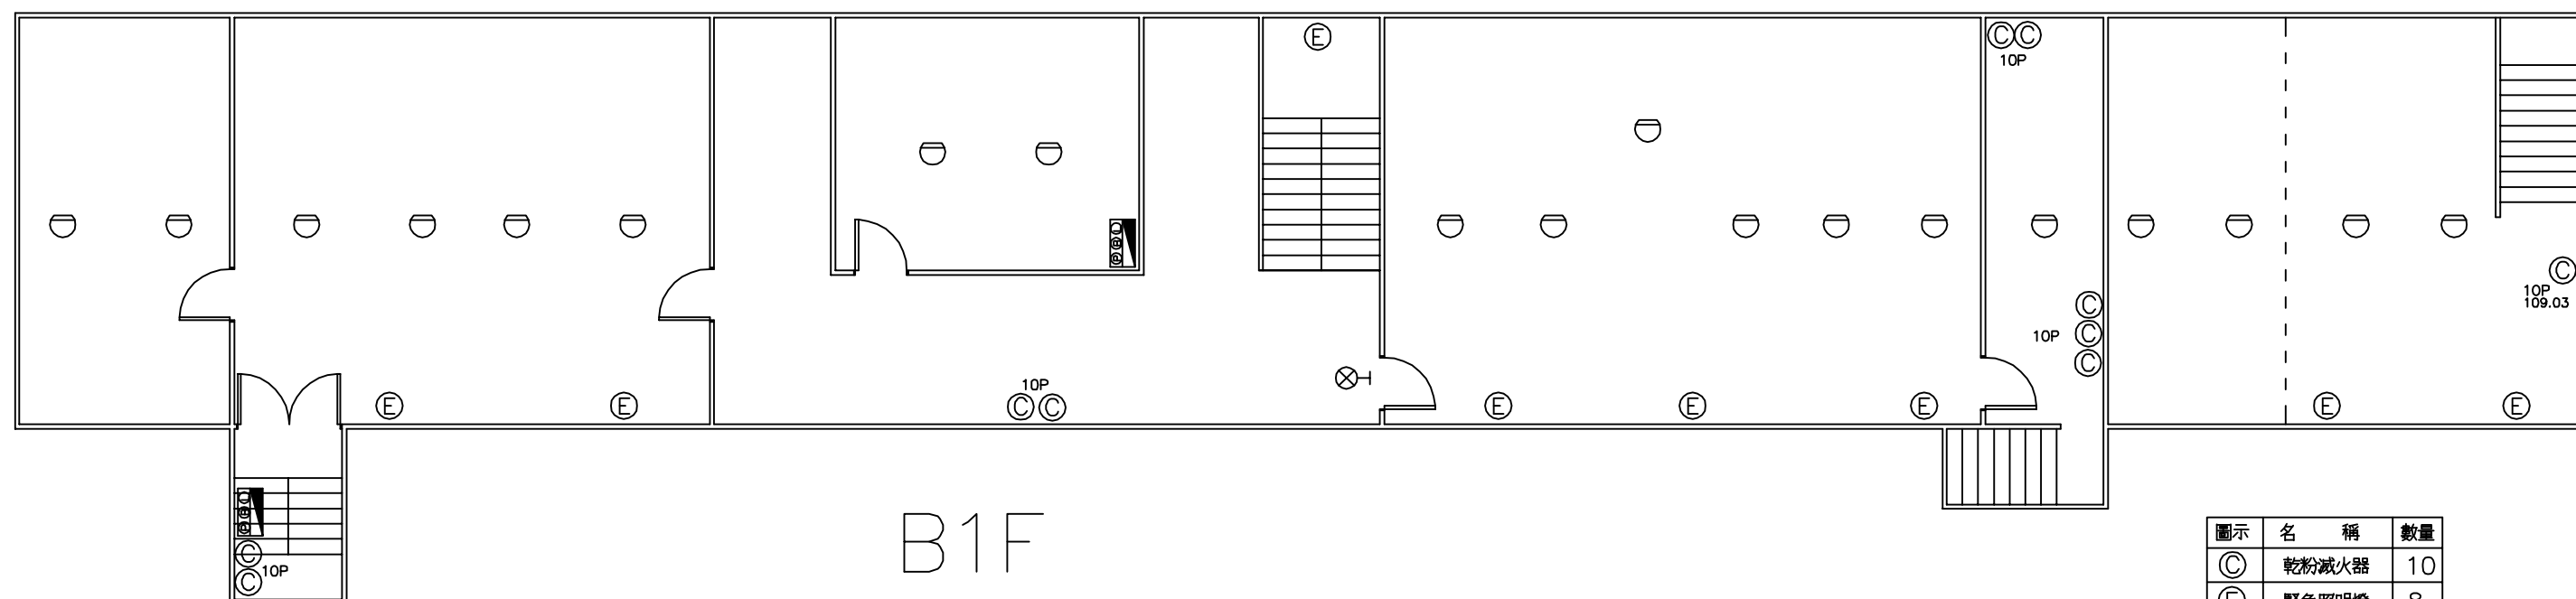


圖示	名 稱	數量
Ⓢ	乾粉滅火器	10
Ⓔ	緊急照明燈	8
Ⓢ	差動式探測器	19
⊗	出口標示燈	1
☑	綜合消防栓箱	2

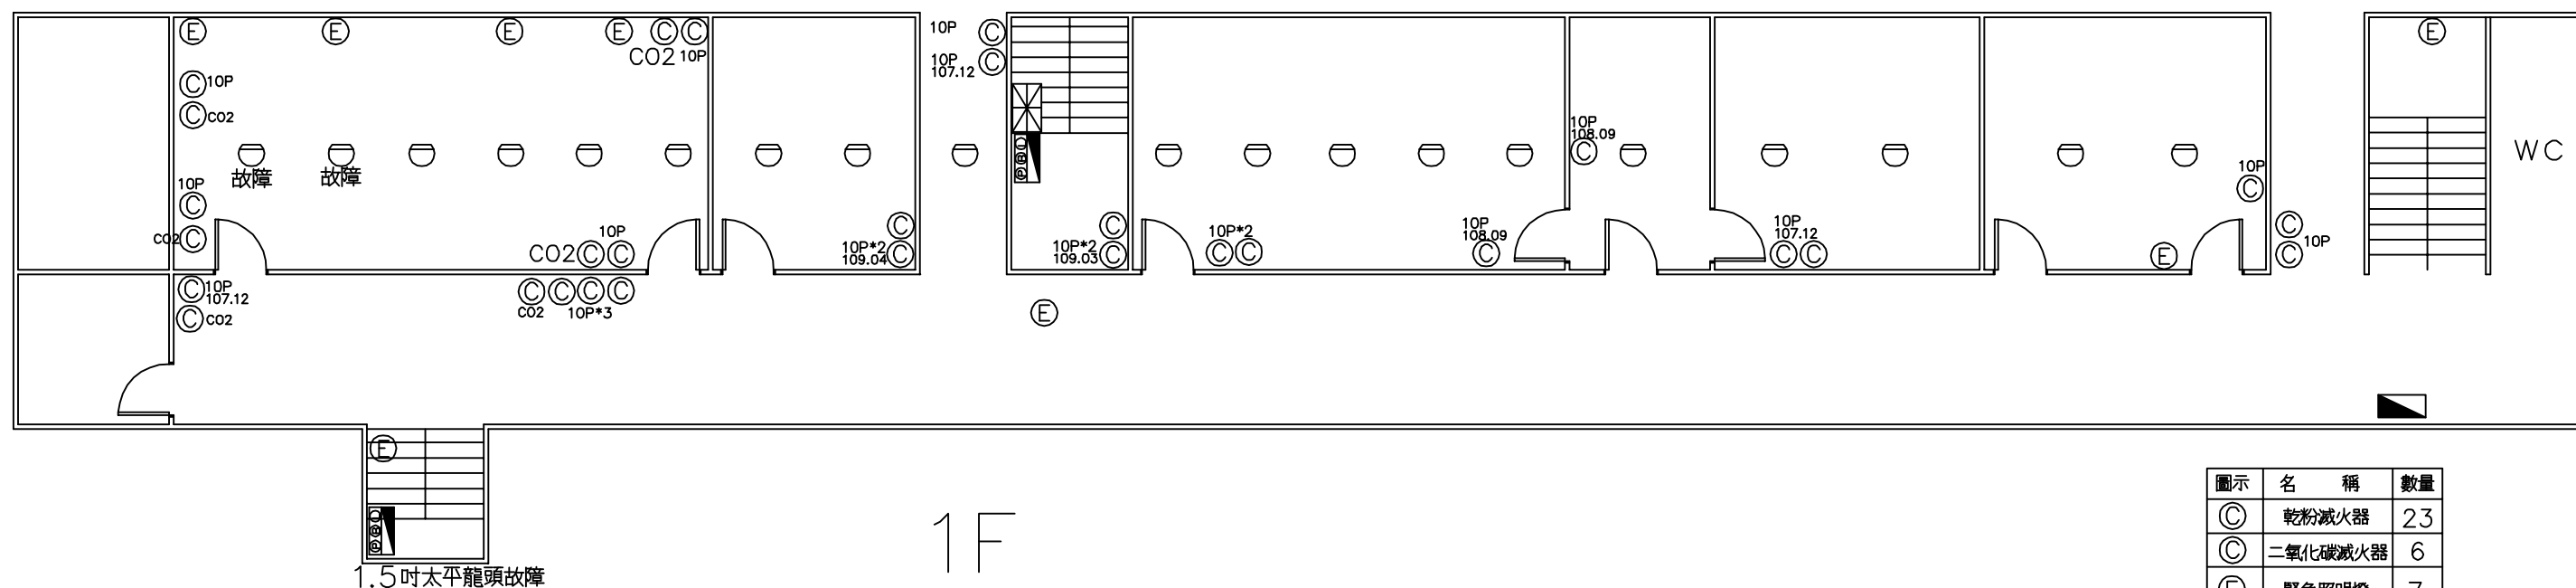


圖示	名 稱	數量
Ⓢ	乾粉滅火器	23
Ⓢ	二氧化碳滅火器	6
Ⓔ	緊急照明燈	7
Ⓢ	差動式探測器	19
☑	出口標示燈	1
☑	綜合消防栓箱	2
⊗	火警受總機	1
☑	消防泵浦	1
Ⓢ	發電機	1



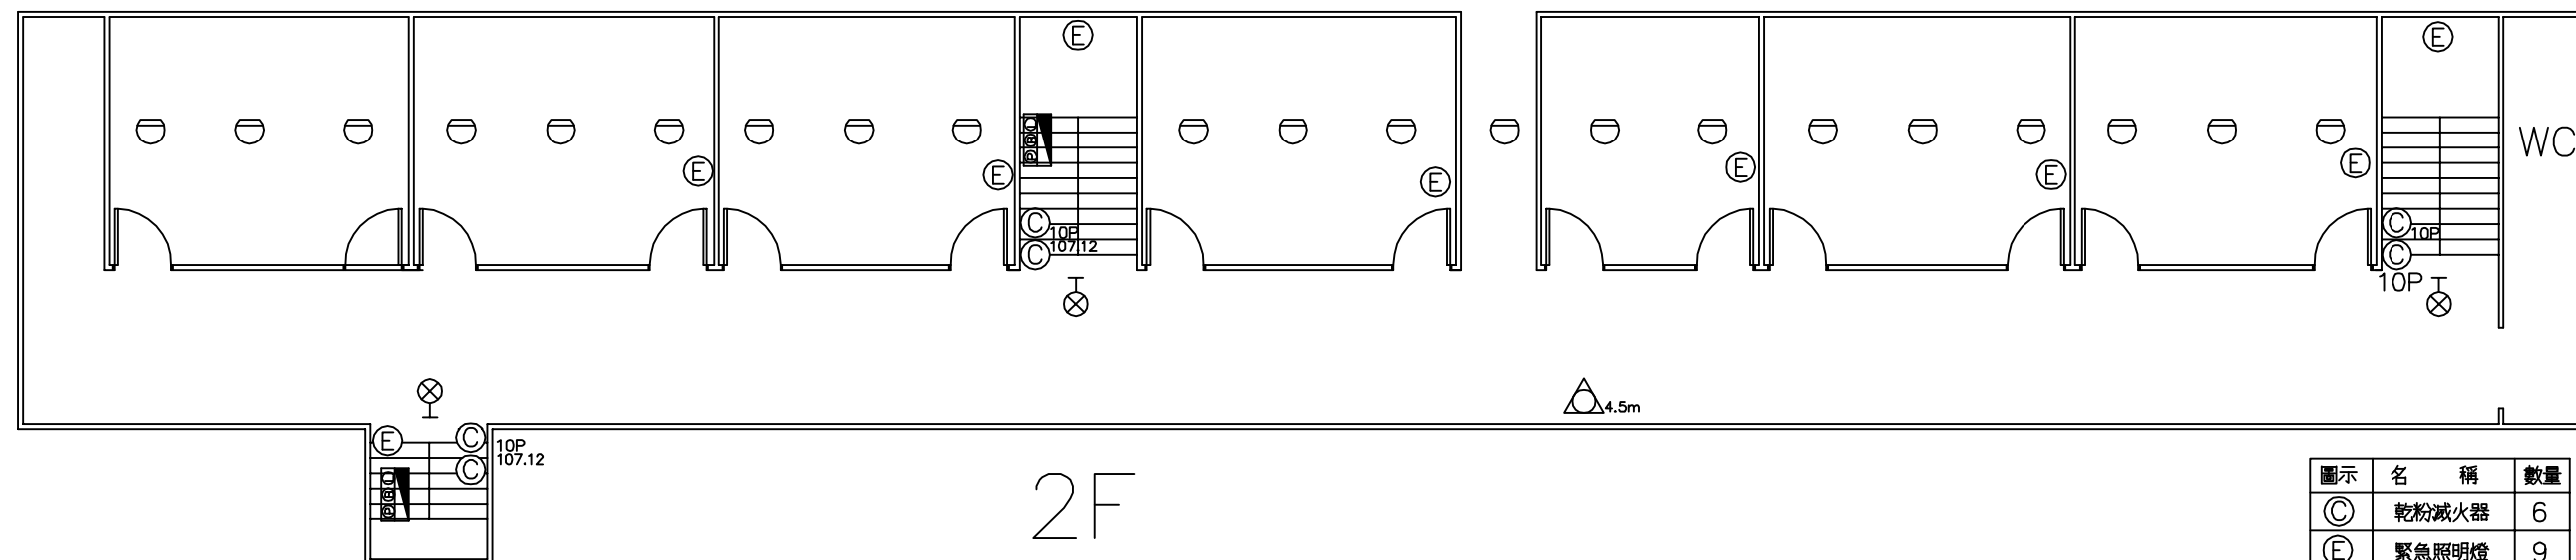



圖示	名 稱	數量
Ⓒ	乾粉滅火器	6
Ⓔ	緊急照明燈	9
⊙	差動式探測器	21
⊗	出口標示燈	3
⊠	綜合消防栓箱	2
△	逃生緩降機	1

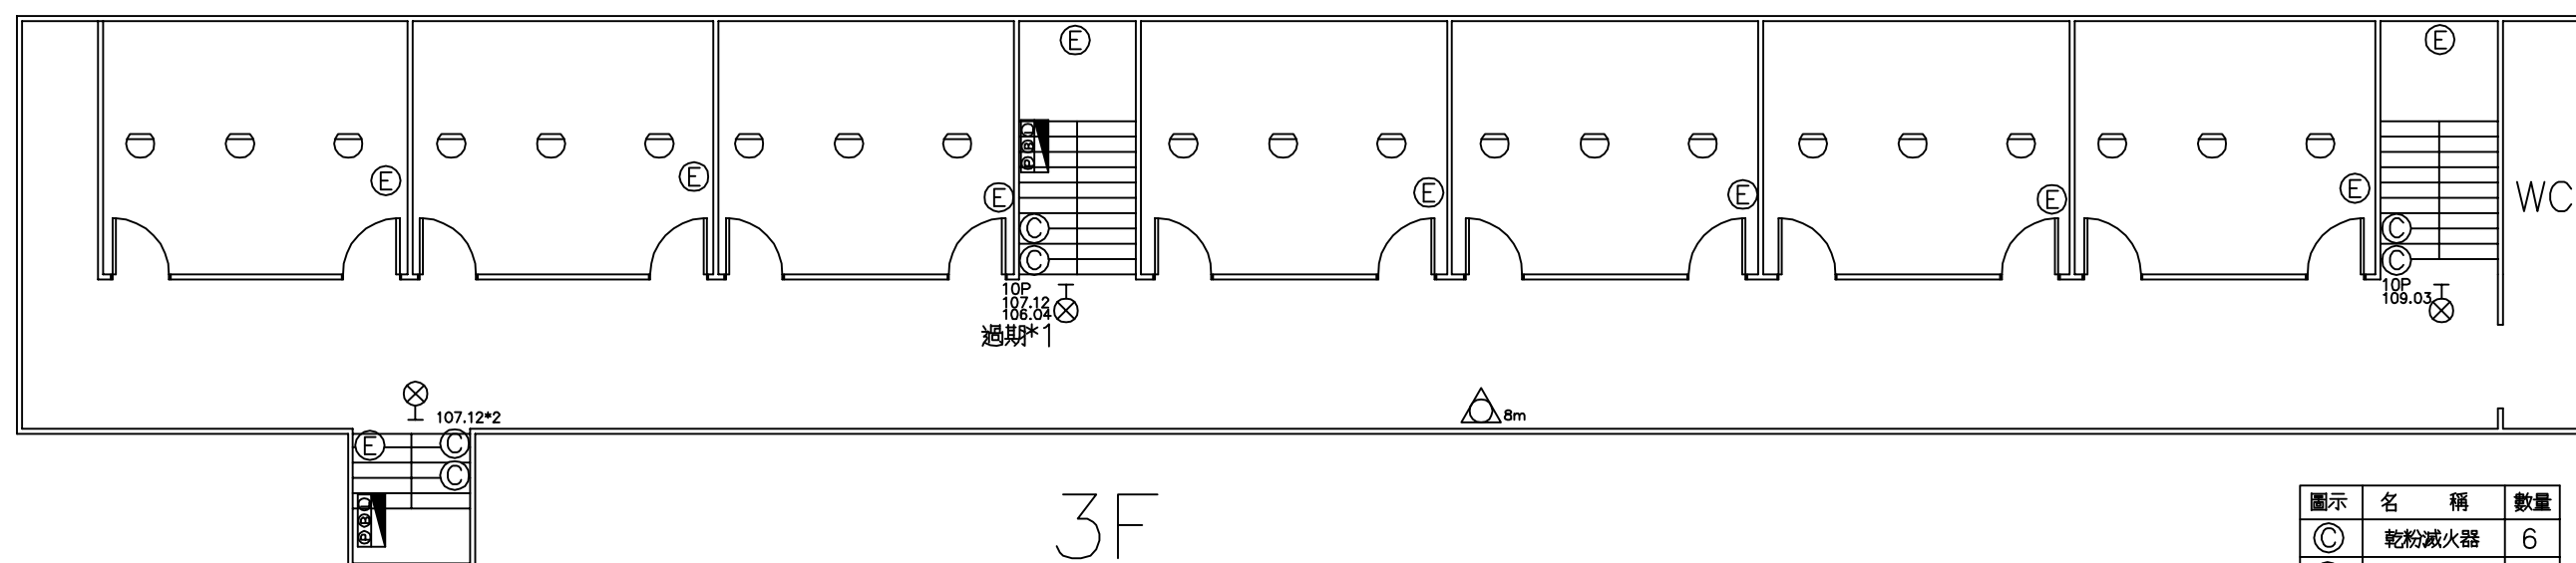

圖示	名 稱	數量
Ⓒ	乾粉滅火器	6
Ⓔ	緊急照明燈	10
⊙	差動式探測器	21
⊗	出口標示燈	3
⊠	綜合消防栓箱	2
△	逃生緩降機	1





1F

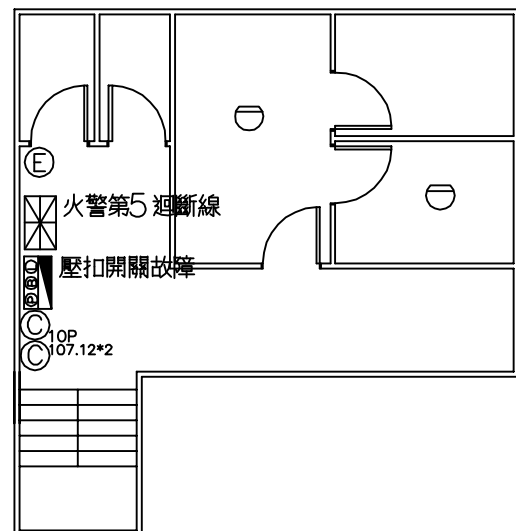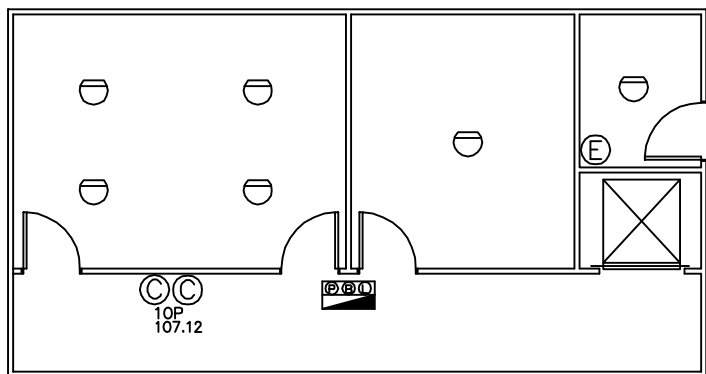



圖示	名 稱	數量
◎	乾粉滅火器	4
ⓔ	緊急照明燈	2
○	差動式探測器	8
⊠	火警受信總機	1
⬢	綜合消防栓箱	2

3F

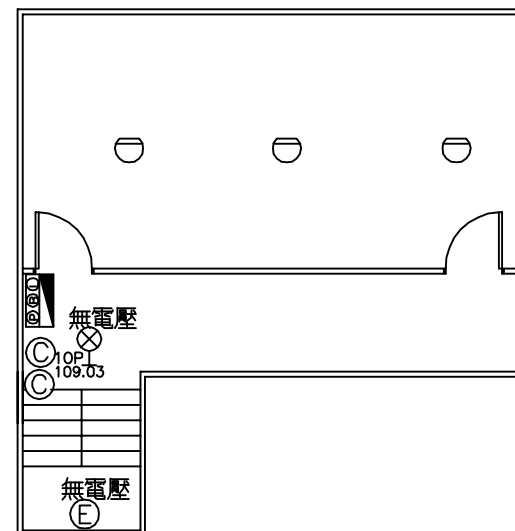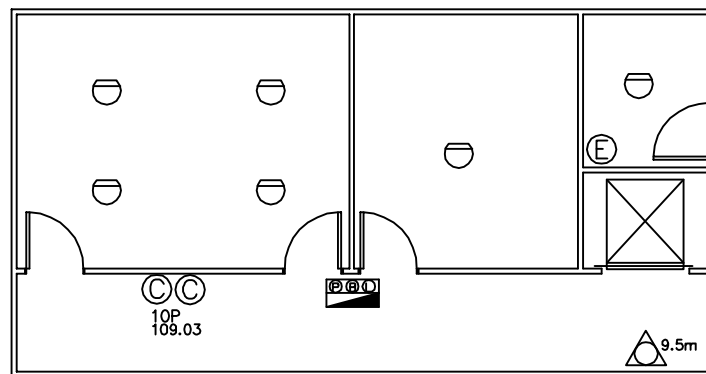



圖示	名 稱	數量
◎	乾粉滅火器	4
ⓔ	緊急照明燈	2
○	差動式探測器	9
⊠	出口標示燈	1
⬢	綜合消防栓箱	2
△	逃生緩降機	1

B1F

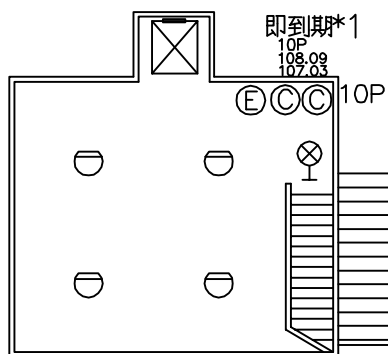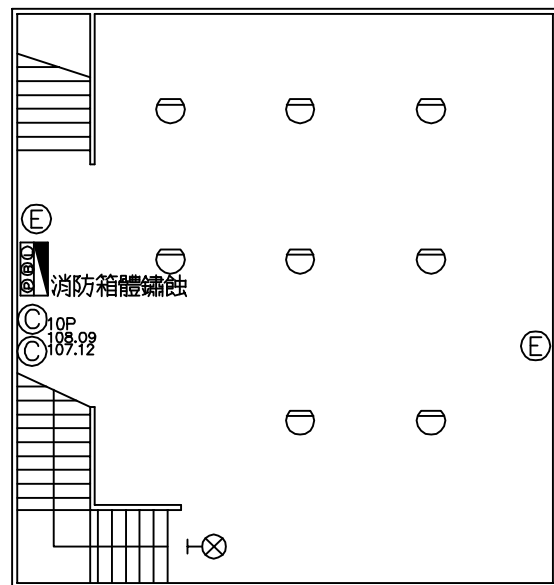

圖示	名 稱	數量
◎	乾粉滅火器	4
ⓔ	緊急照明燈	3
○	差動式探測器	12
⊠	出口標示燈	1
⬢	綜合消防栓箱	2

2F

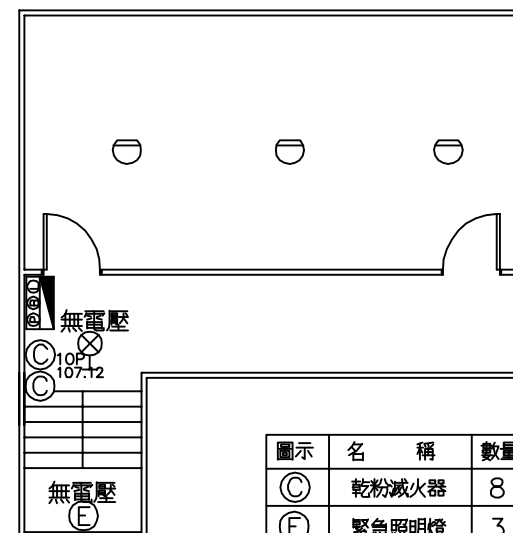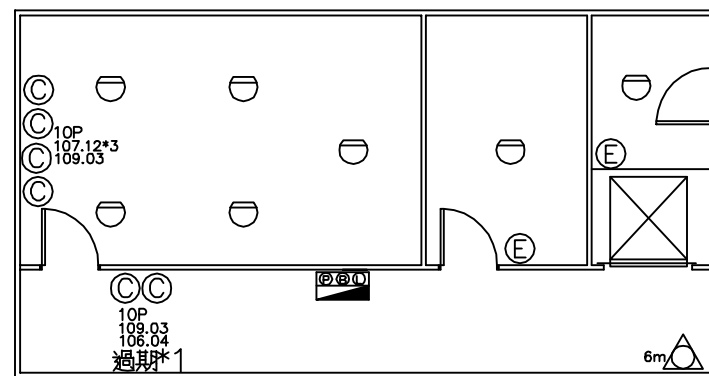

圖示	名 稱	數量
◎	乾粉滅火器	8
ⓔ	緊急照明燈	3
○	差動式探測器	10
⊠	出口標示燈	1
⬢	綜合消防栓箱	2
△	逃生緩降機	1




圖示	名 稱	數
	乾粉滅火器	9
	緊急照明燈	1
	差動式探測器	8
	出口標示燈	1
	綜合消防栓箱	2

The left diagram shows a floor plan with a room on the left containing four circular symbols, a central room labeled 'WC' with a door 'E' and a staircase, and a room on the right with a door 'E' and a staircase. Labels include '10P', '107.03', '109.03', '即到期*1', and '13m'.

The right diagram shows a floor plan with a room on the left containing three circular symbols, a central room with a door 'E' and a staircase, and a room on the right with a door 'E' and a staircase. Labels include '10P', '107.03', '109.03', '即到期*1', and '107.12'.

圖示	名 稱	數
	乾粉滅火器	8
	緊急照明燈	2
	差動式探測器	9
	出口標示燈	1
	綜合消防栓箱	2

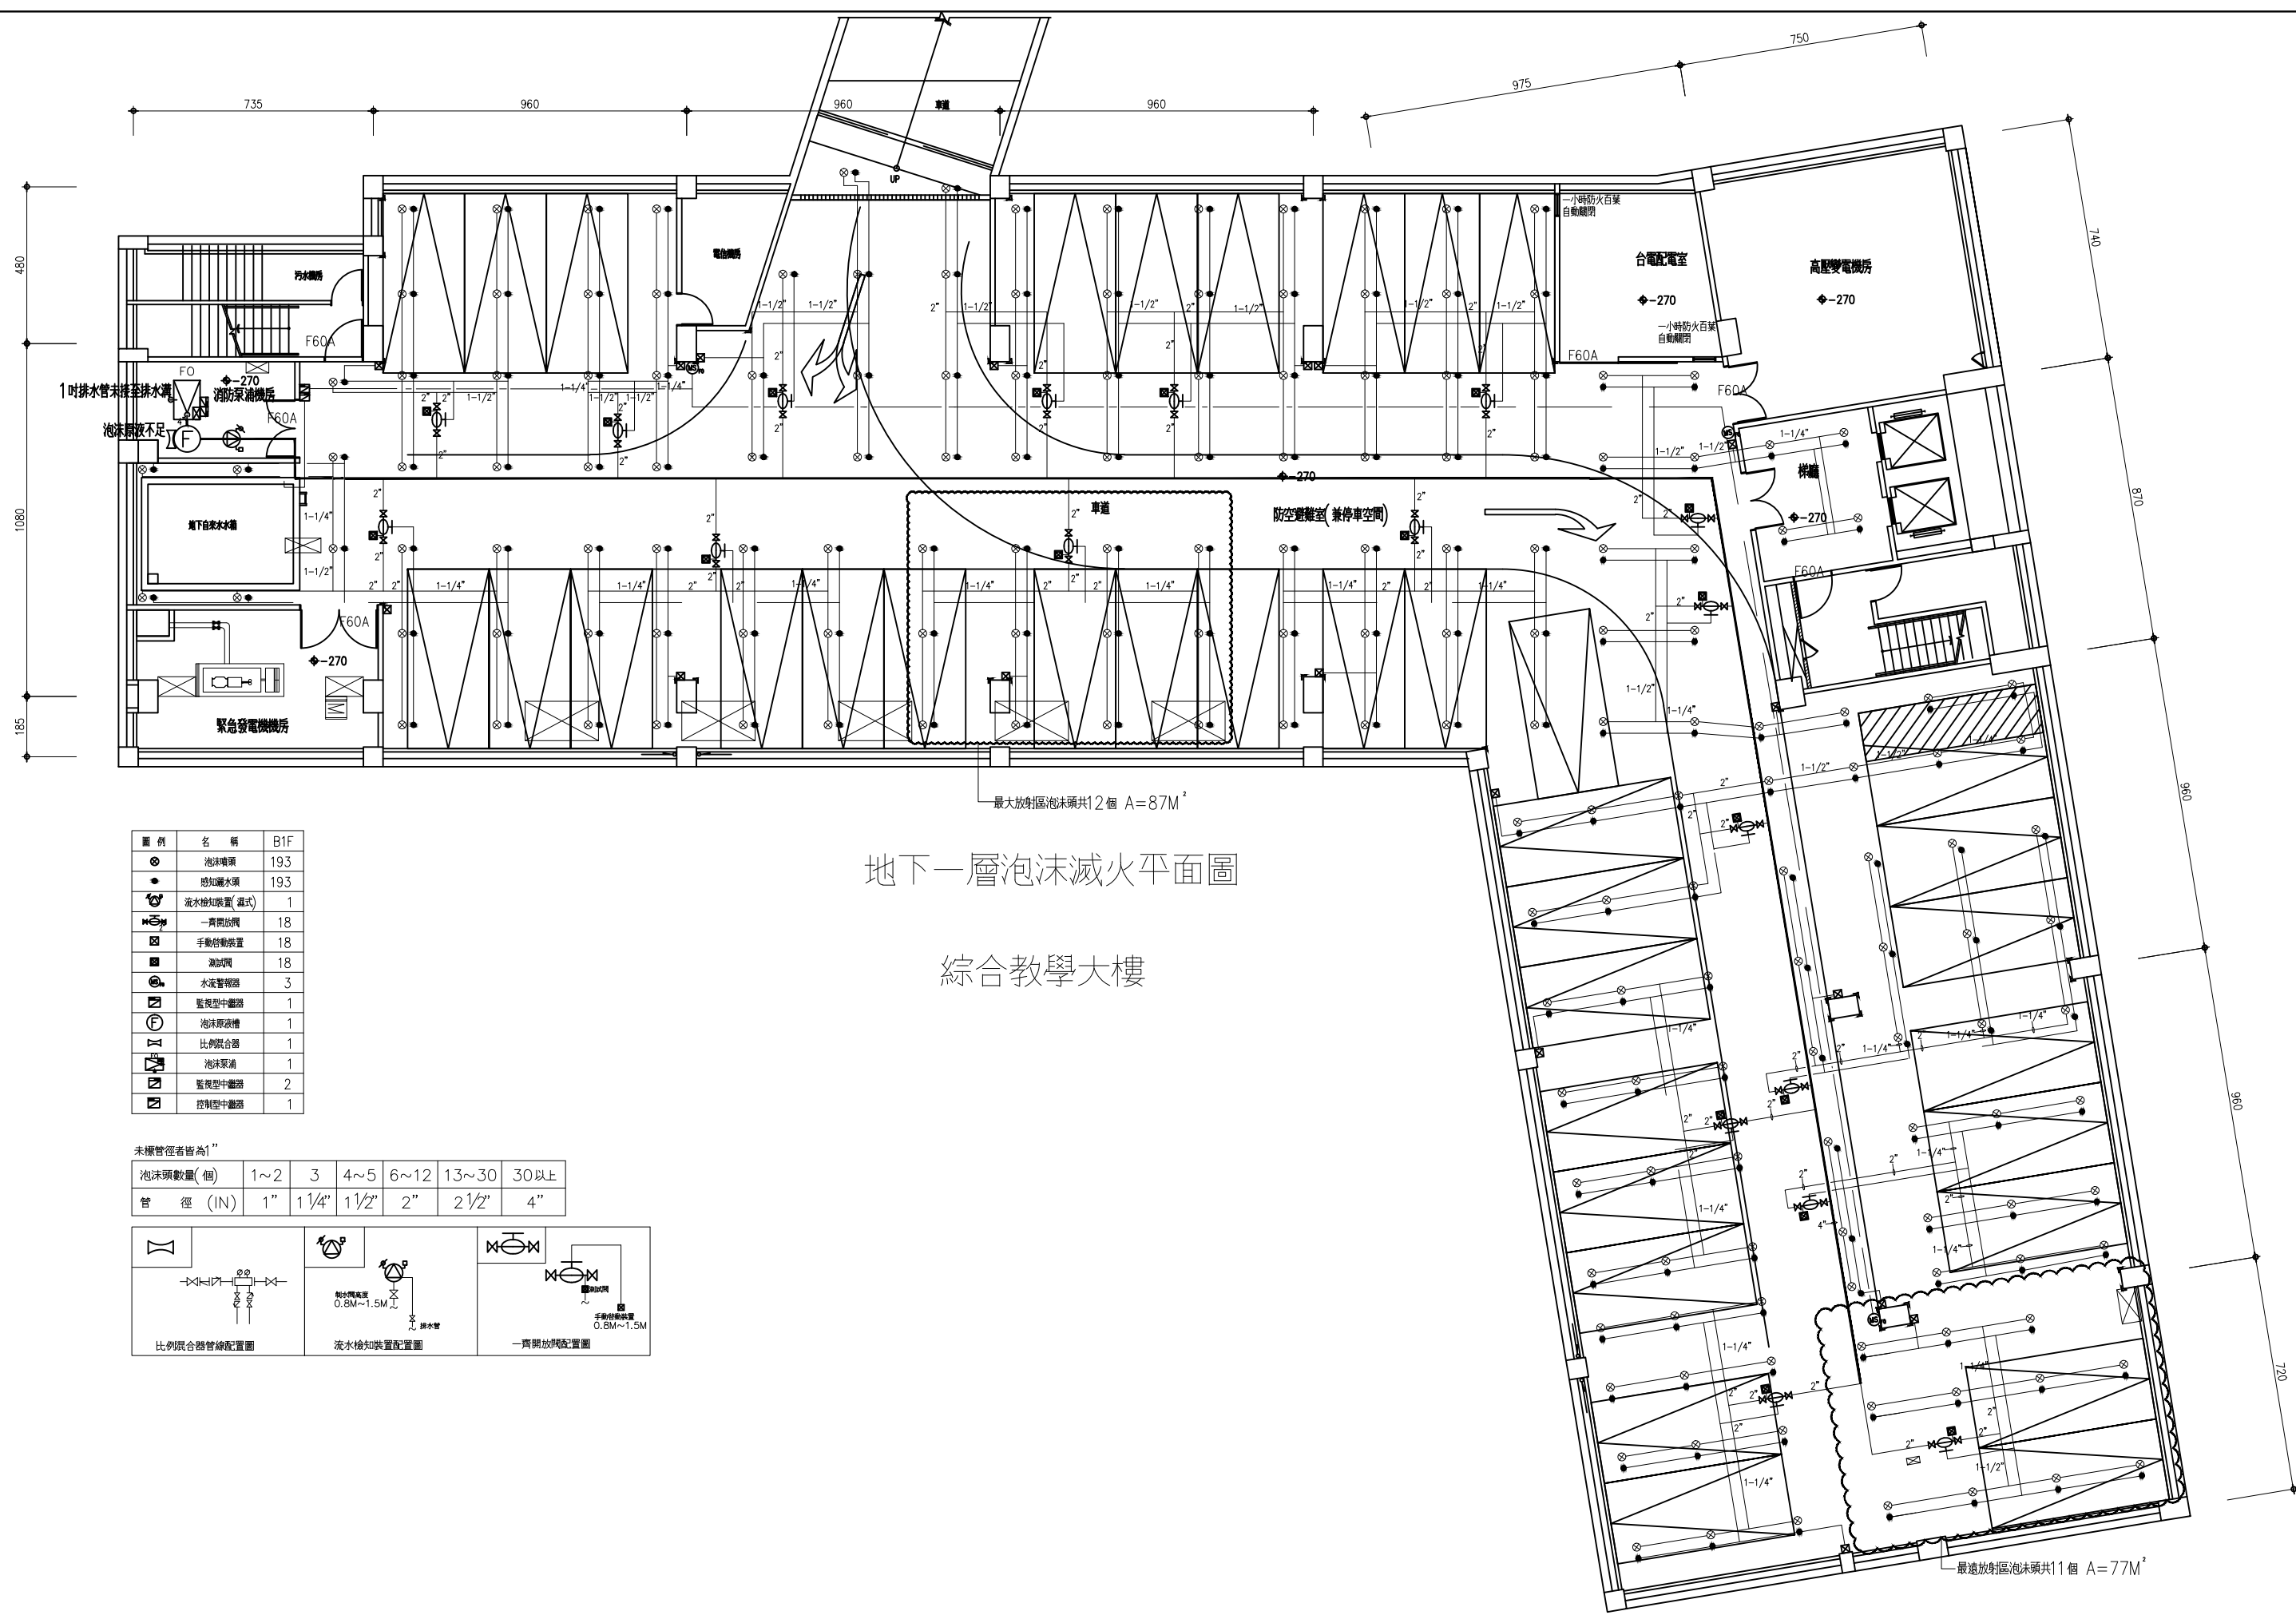


地下一層泡沫滅火平面圖


綜合教學大樓

圖例	名稱	B1F
	泡沫噴頭	193
	感知感水頭	193
	流水檢知裝置(濕式)	1
	一齊開放閥	18
	手動啟動裝置	18
	測試閥	18
	水流警報器	3
	監視型中繼器	1
	泡沫原液槽	1
	比例混合器	1
	泡沫泵浦	1
	監視型中繼器	2
	控制型中繼器	1

未標管徑者皆為1"

泡沫頭數量(個)	1~2	3	4~5	6~12	13~30	30以上
管 徑 (IN)	1"	1 1/4"	1 1/2"	2"	2 1/2"	4"

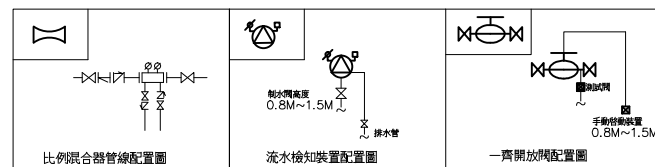


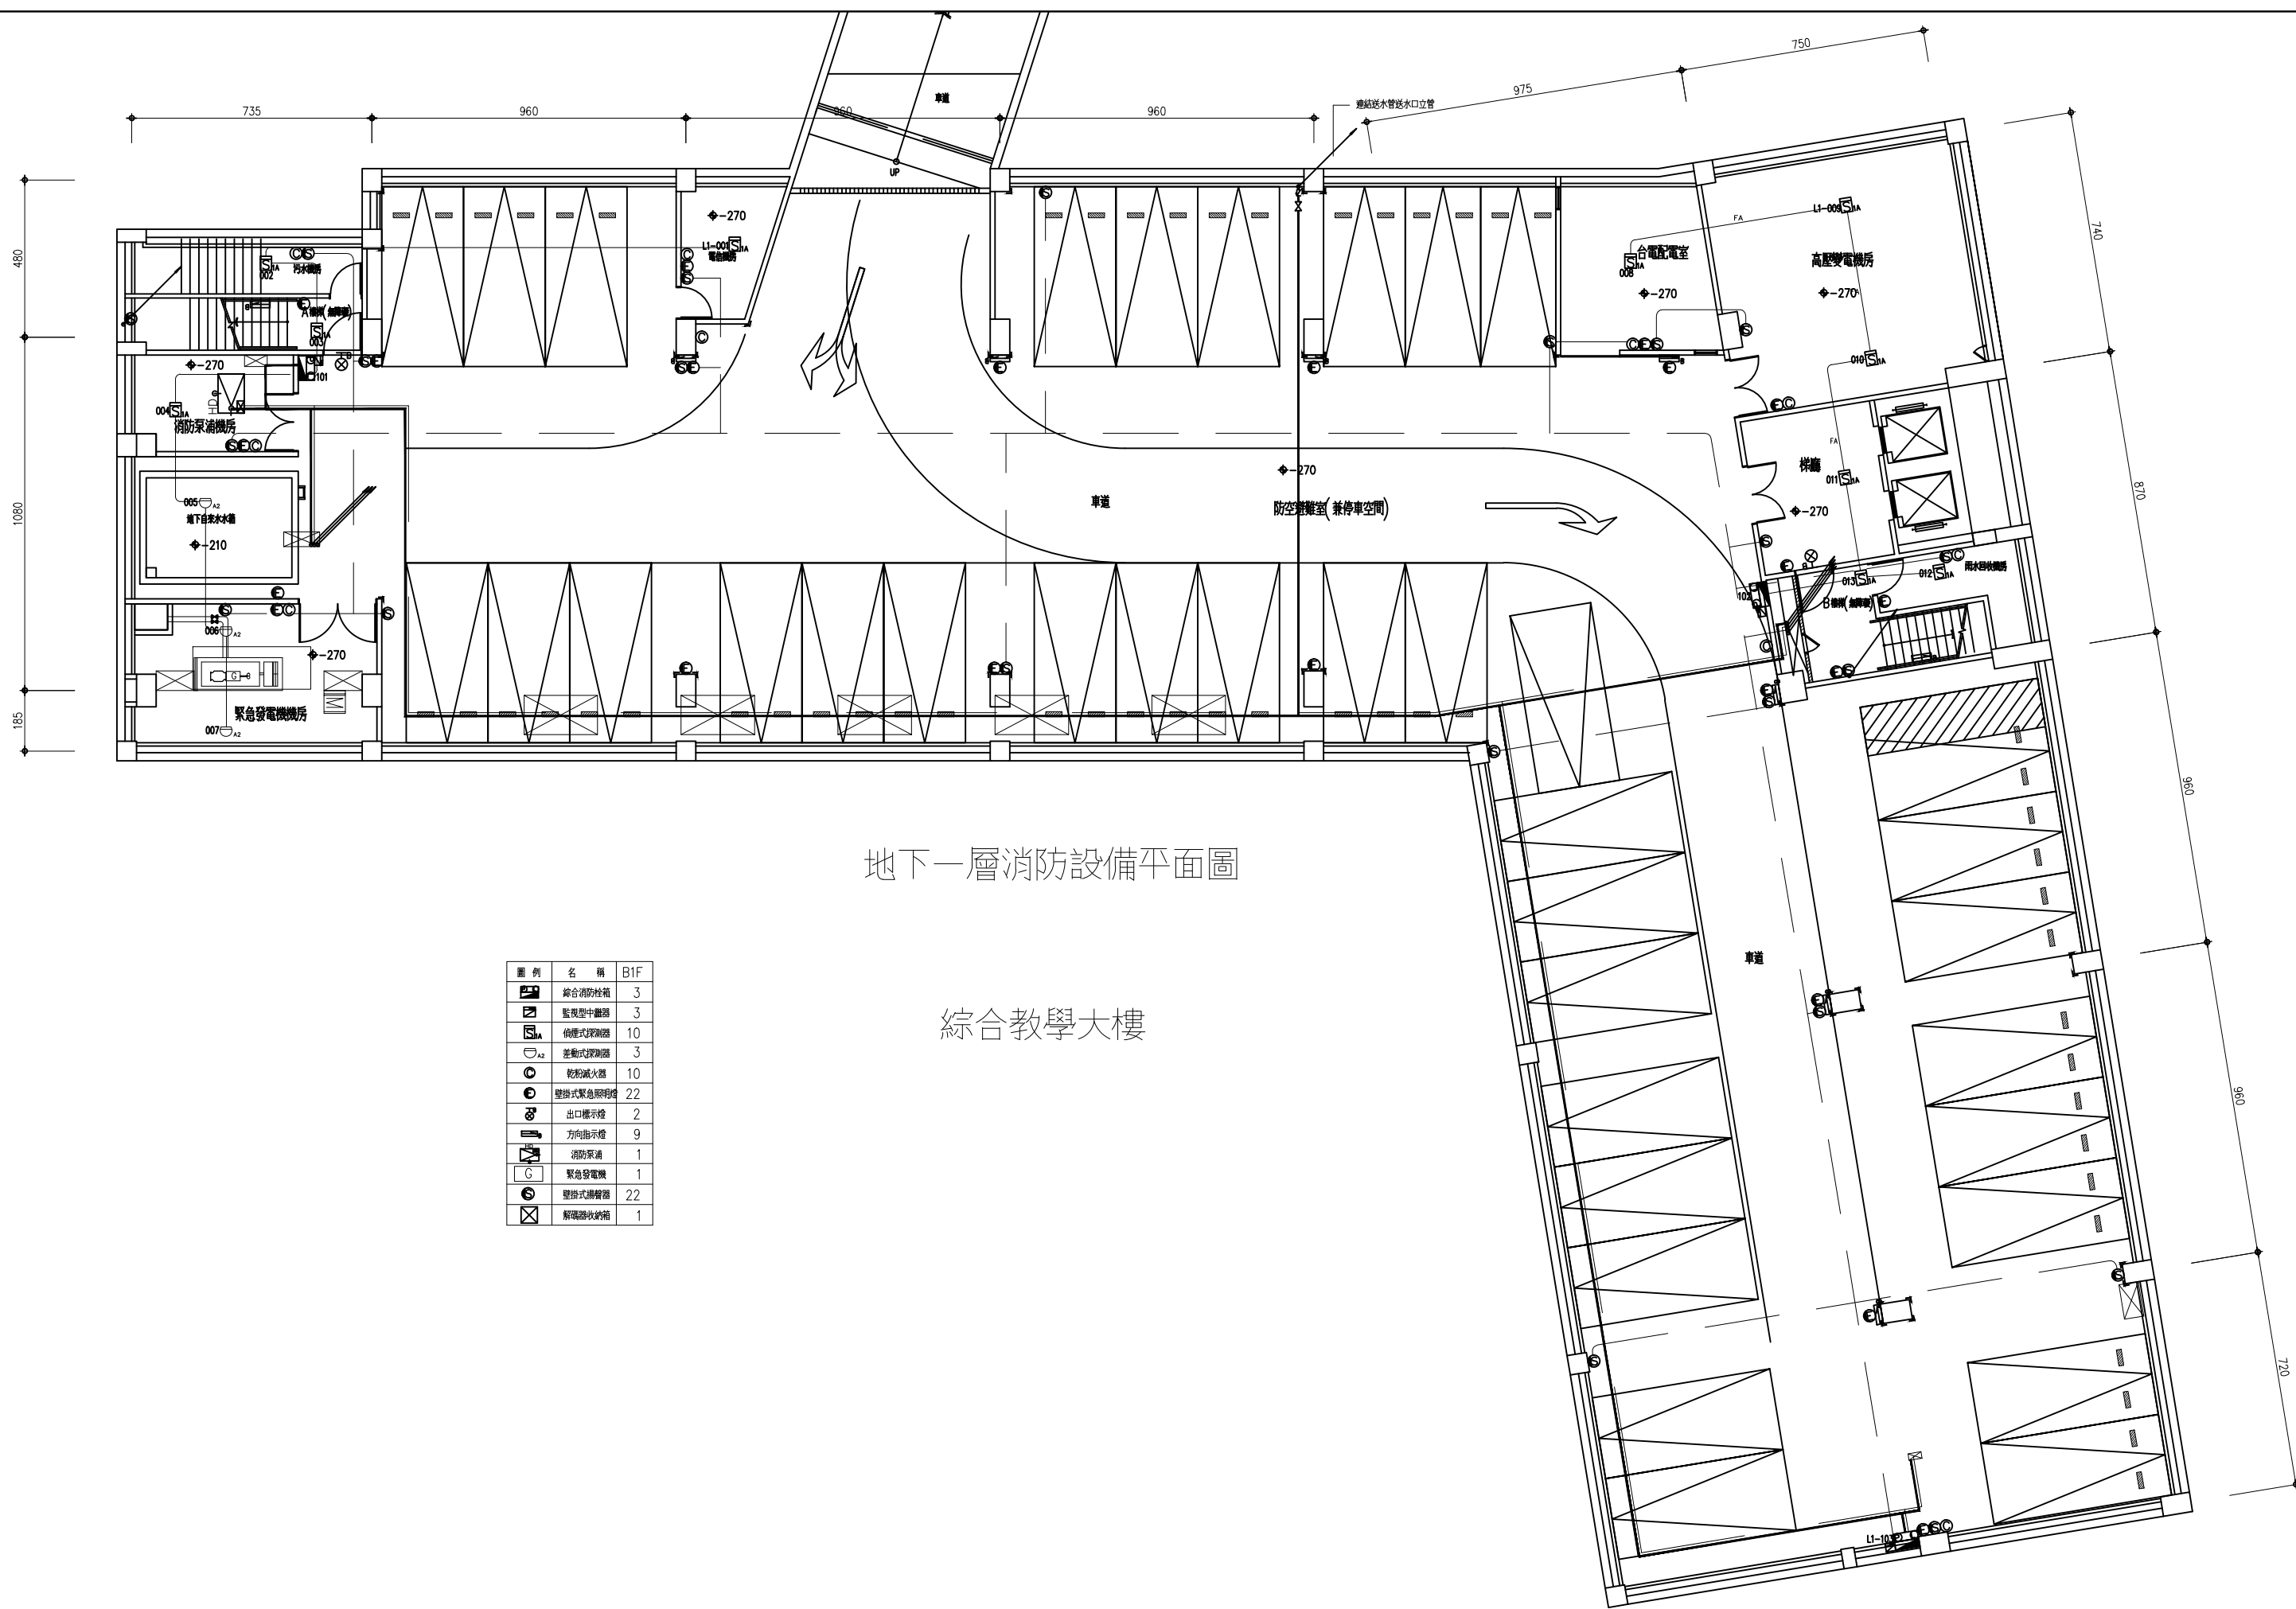

地下一層消防設備平面圖

綜合教學大樓

圖例	名稱	B1F
	綜合消防栓箱	3
	監視型中繼器	3
	偵煙式探測器	10
	差動式探測器	3
	乾粉滅火器	10
	壁掛式緊急照明燈	22
	出口標示燈	2
	方向指示燈	9
	消防泵浦	1
	緊急發電機	1
	壁掛式揚聲器	22
	解碼器收納箱	1

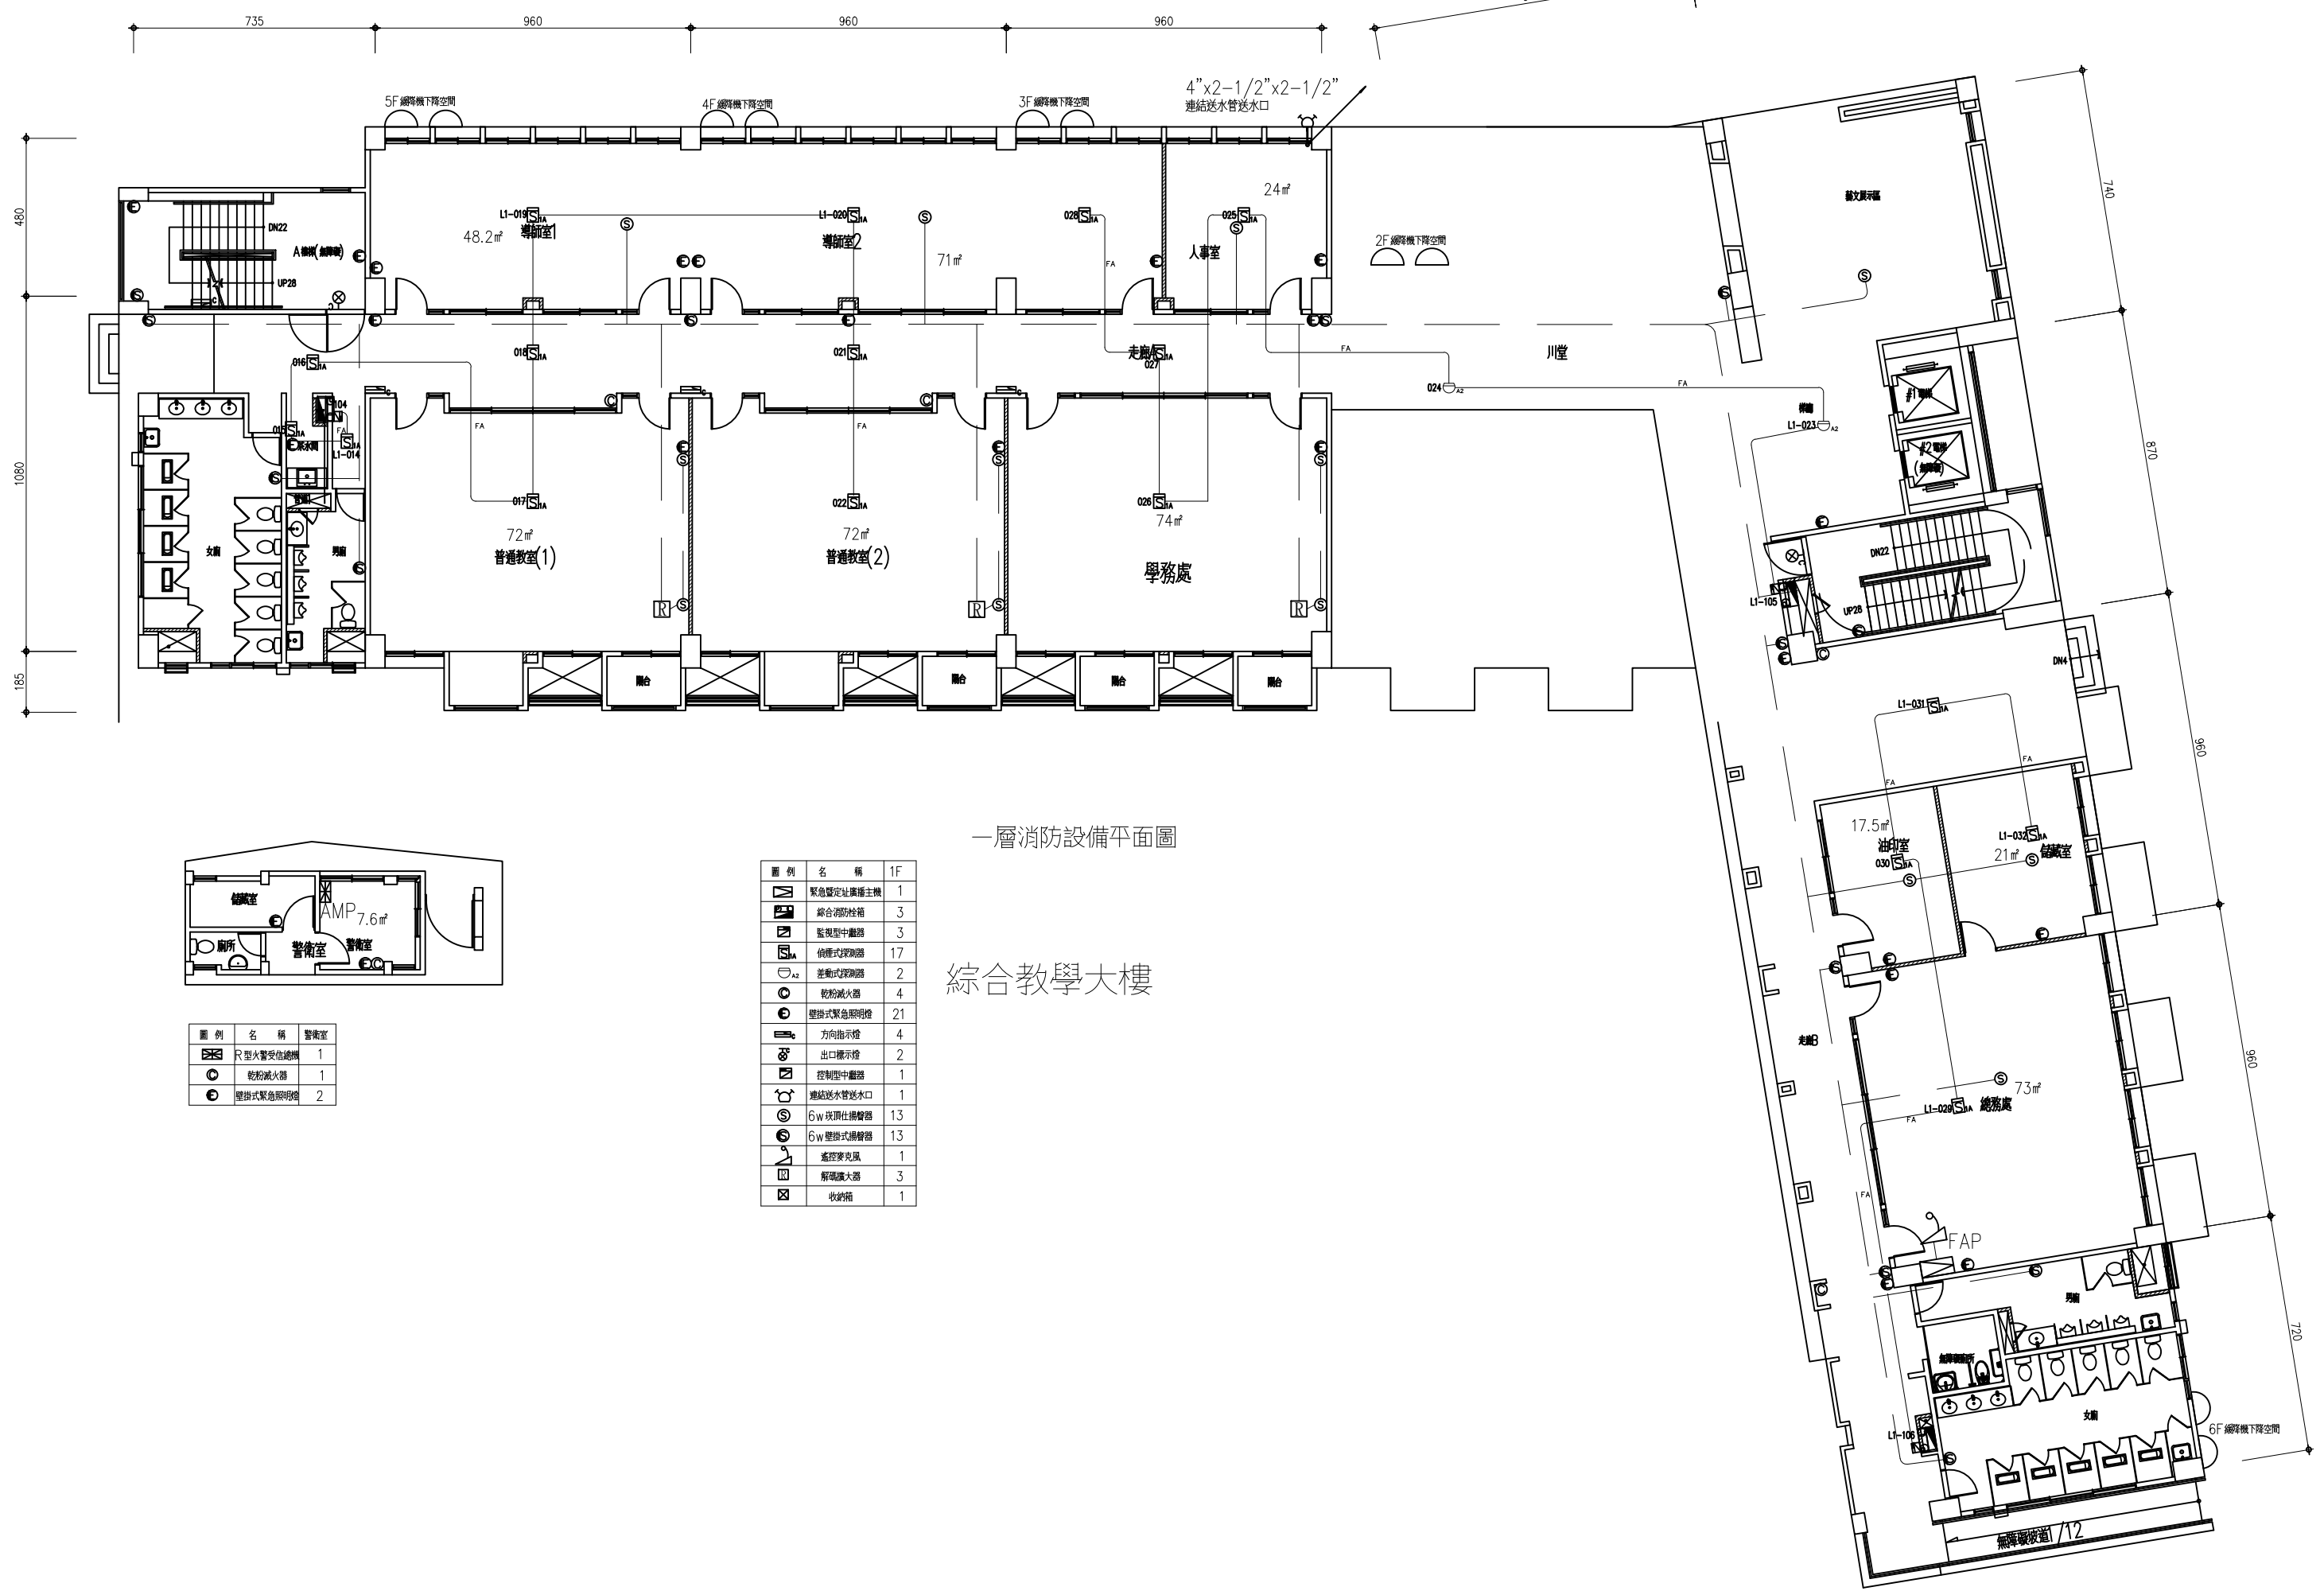

一層消防設備平面圖

綜合教學大樓

圖 例	名 稱	警 報 室
	R 型火警發信總機	1
	乾粉滅火器	1
	壁掛式緊急照明燈	2

圖 例	名 稱	1F
	緊急警定址廣播主機	1
	綜合消防控制箱	3
	監視型中繼器	3
	伸縮式探測器	17
	差動式探測器	2
	乾粉滅火器	4
	壁掛式緊急照明燈	21
	方向指示燈	4
	出口標示燈	2
	控制型中繼器	1
	建結送水管送水口	1
	6W 吸頂仕揚聲器	13
	6W 壁掛式揚聲器	13
	遙控麥克風	1
	解碼擴大器	3
	收納箱	1

施 工 地 點	圖 名	欣仕昌消防股份有限公司 桃園市平鎮區忠孝路38號 電話：03-4934199 傳真：03-4933662	圖號
桃園市立中壢家事商業高級中等學校	綜合大樓1F 消防設備平面圖		10 16

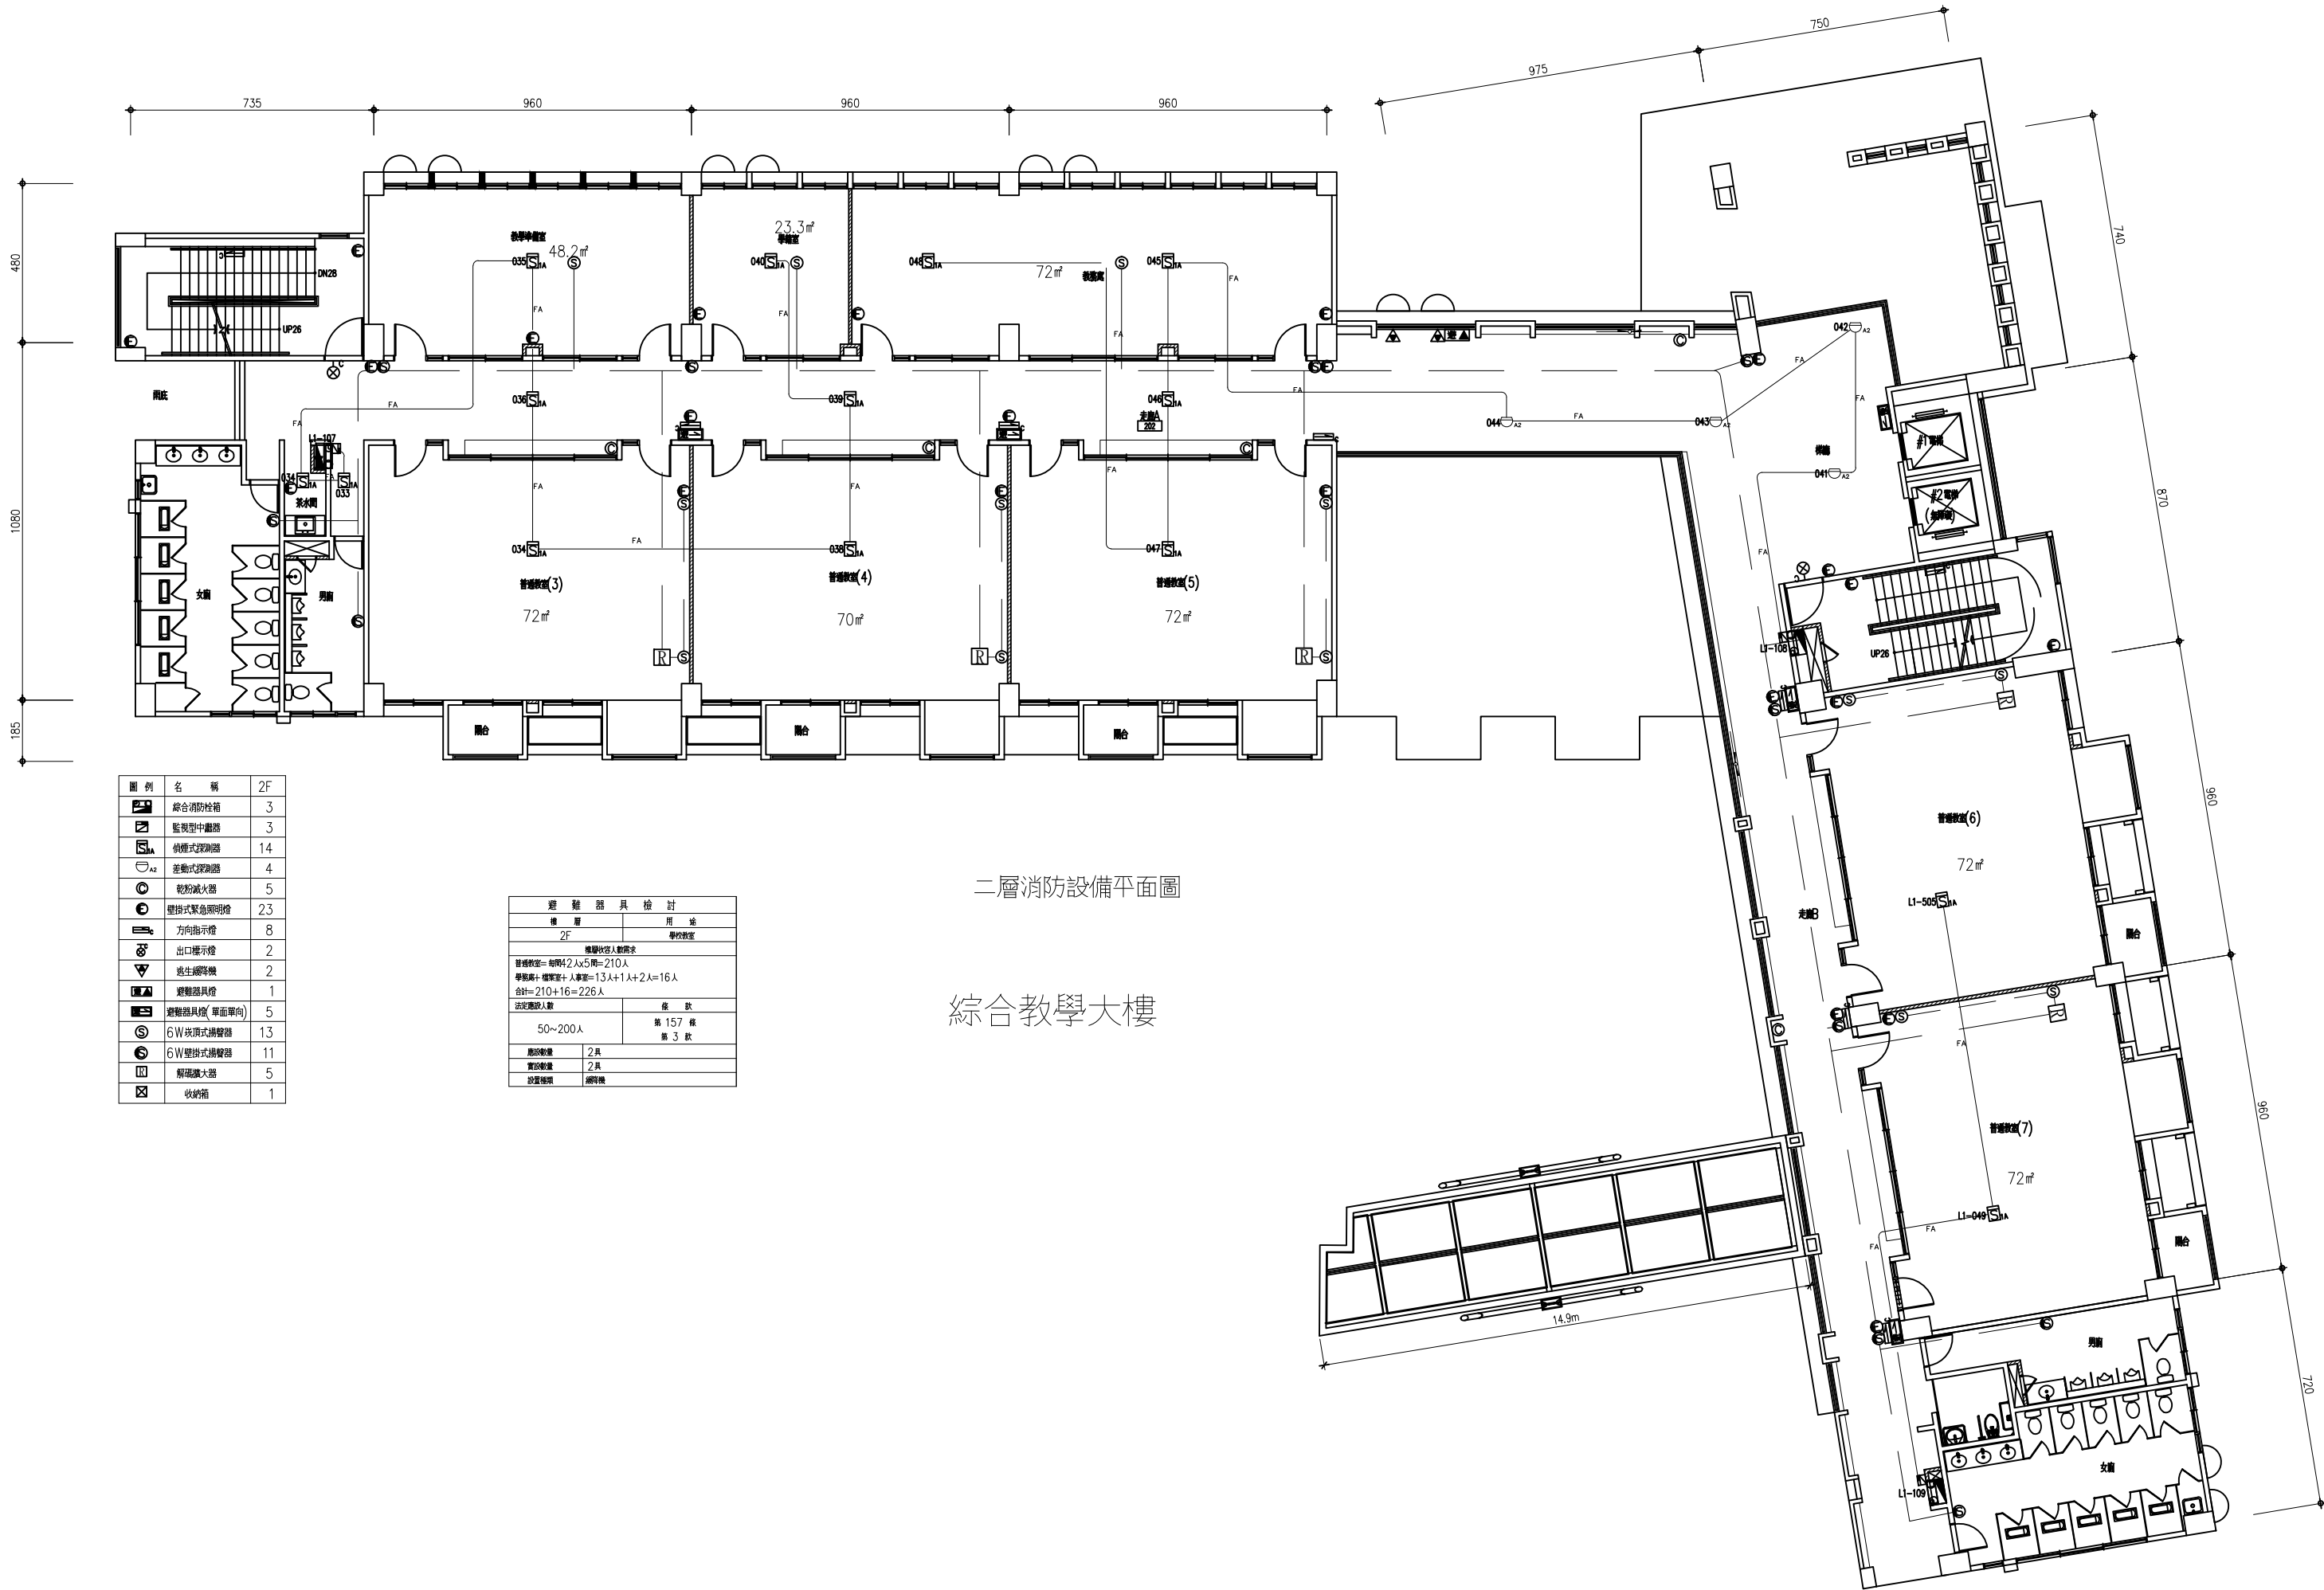


圖 例	名 稱	2F
	綜合消防栓箱	3
	監視型中繼器	3
	候煙式探測器	14
	差動式探測器	4
	乾粉滅火器	5
	壁掛式緊急照明燈	23
	方向指示燈	8
	出口標示燈	2
	逃生緩降機	2
	避難器具燈	1
	避難器具燈(單面單向)	5
	6W 吸頂式排煙器	13
	6W 壁掛式排煙器	11
	解碼擴大器	5
	收納箱	1

避 難 器 具 檢 討	
樓 層	用 途
2F	學校教室
避難收容人數需求	
普通教室= 每間42人x5間=210人	
學務處+ 檔案室+ 人事室=13人+1人+2人=16人	
合計= 210+16= 226人	
法定應設人數	座 數
50~200人	第 157 條
應設數量	2具
實設數量	2具
設置種類	滅煙機

二層消防設備平面圖

綜合教學大樓

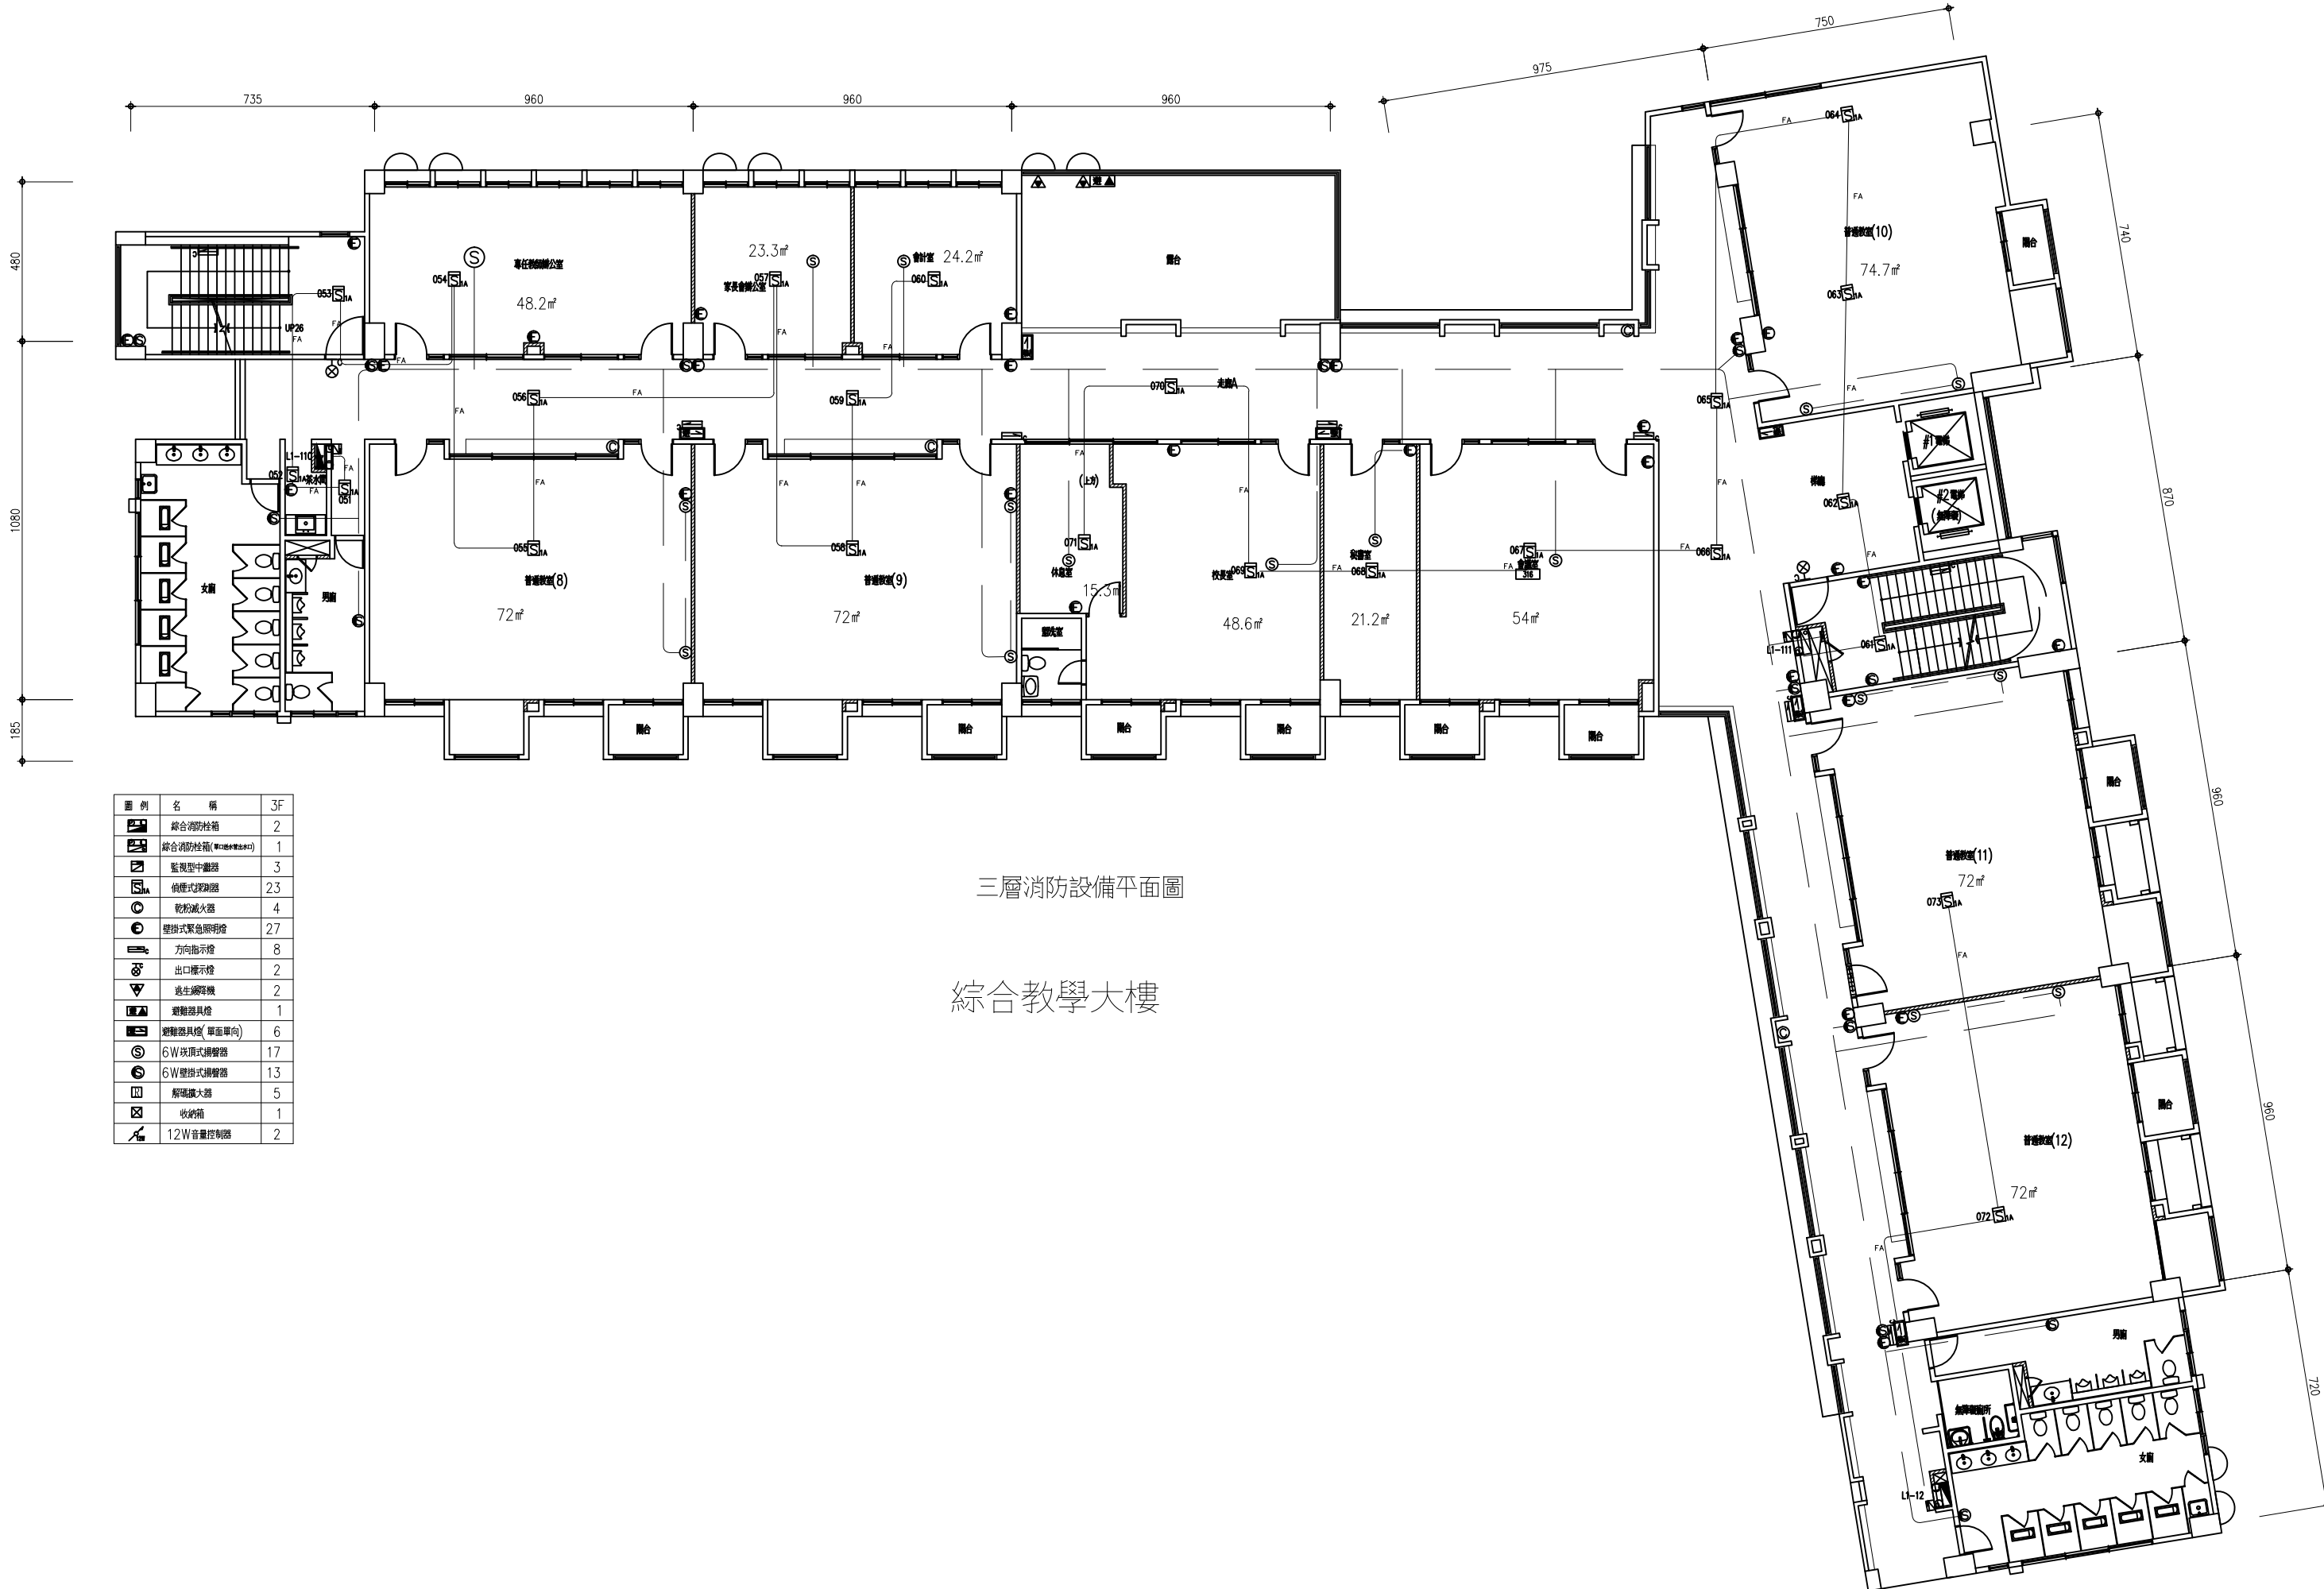


圖 例	名 稱	3F
	綜合消防控制箱	2
	綜合消防控制箱(帶手動警報按鈕)	1
	監視型中繼器	3
	傾壓式探測器	23
	乾粉滅火器	4
	壁掛式緊急照明燈	27
	方向指示燈	8
	出口標示燈	2
	逃生警報機	2
	避難器具燈	1
	避難器具燈(單面單向)	6
	6W 吸頂式揚聲器	17
	6W 壁掛式揚聲器	13
	解碼擴大器	5
	收納箱	1
	12W 音量控制器	2

三層消防設備平面圖

綜合教學大樓

施 工 地 點	圖 名	欣仕昌消防股份有限公司 桃園市平鎮區忠孝路38號 電話：03-4934199 傳真：03-4933662	圖號
桃園市立中壢家事商業高級中等學校	綜合大樓3F 消防設備平面圖		12 16


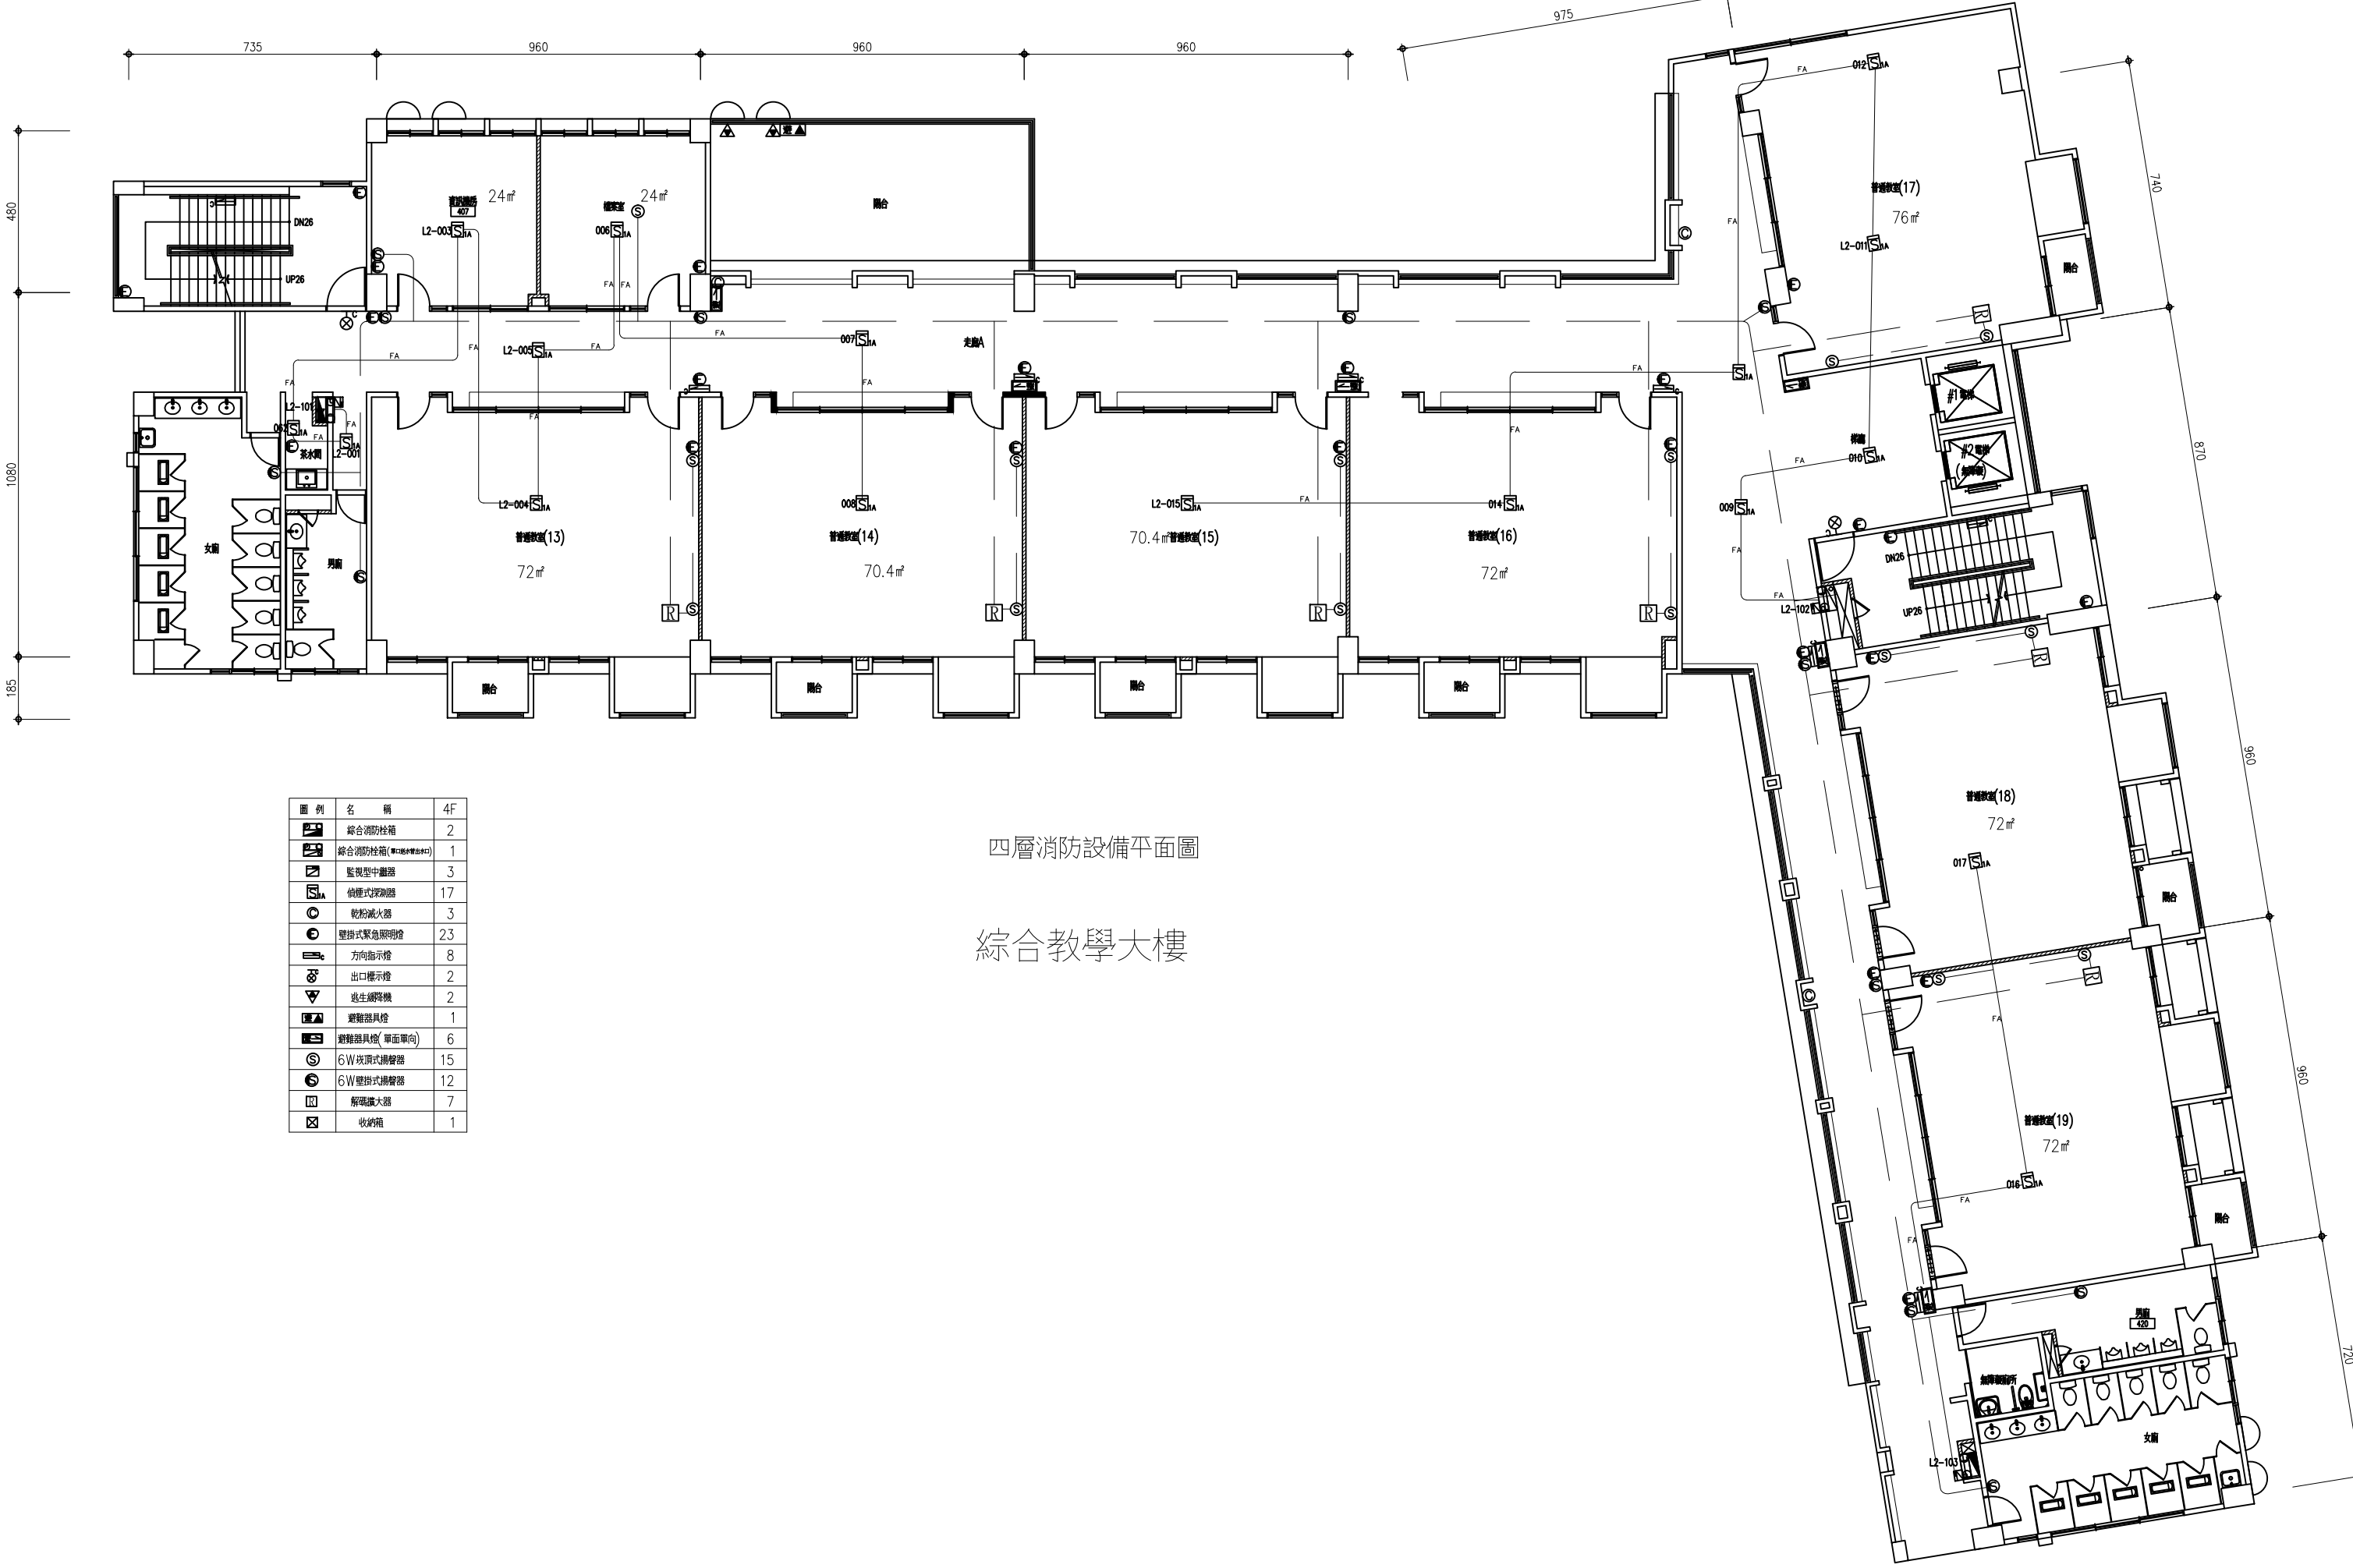


圖 例	名 稱	4F
	綜合消防控制箱	2
	綜合消防控制箱(手動呼叫警報點)	1
	監視型中繼器	3
	偵煙式探測器	17
	乾粉滅火器	3
	壁掛式緊急照明燈	23
	方向指示燈	8
	出口標示燈	2
	逃生繩降機	2
	避難器具槍	1
	避難器具槍(單面單向)	6
	6W吸頂式揚聲器	15
	6W壁掛式揚聲器	12
	解碼擴大器	7
	收納箱	1

四層消防設備平面圖

綜合教學大樓

施 工 地 點	圖 名	欣仕昌消防股份有限公司 桃園市平鎮區忠孝路38號 電話：03-4934199 傳真：03-4933662	圖號
桃園市立中壢家事商業高級中等學校	綜合大樓4F 消防設備平面圖		13 16

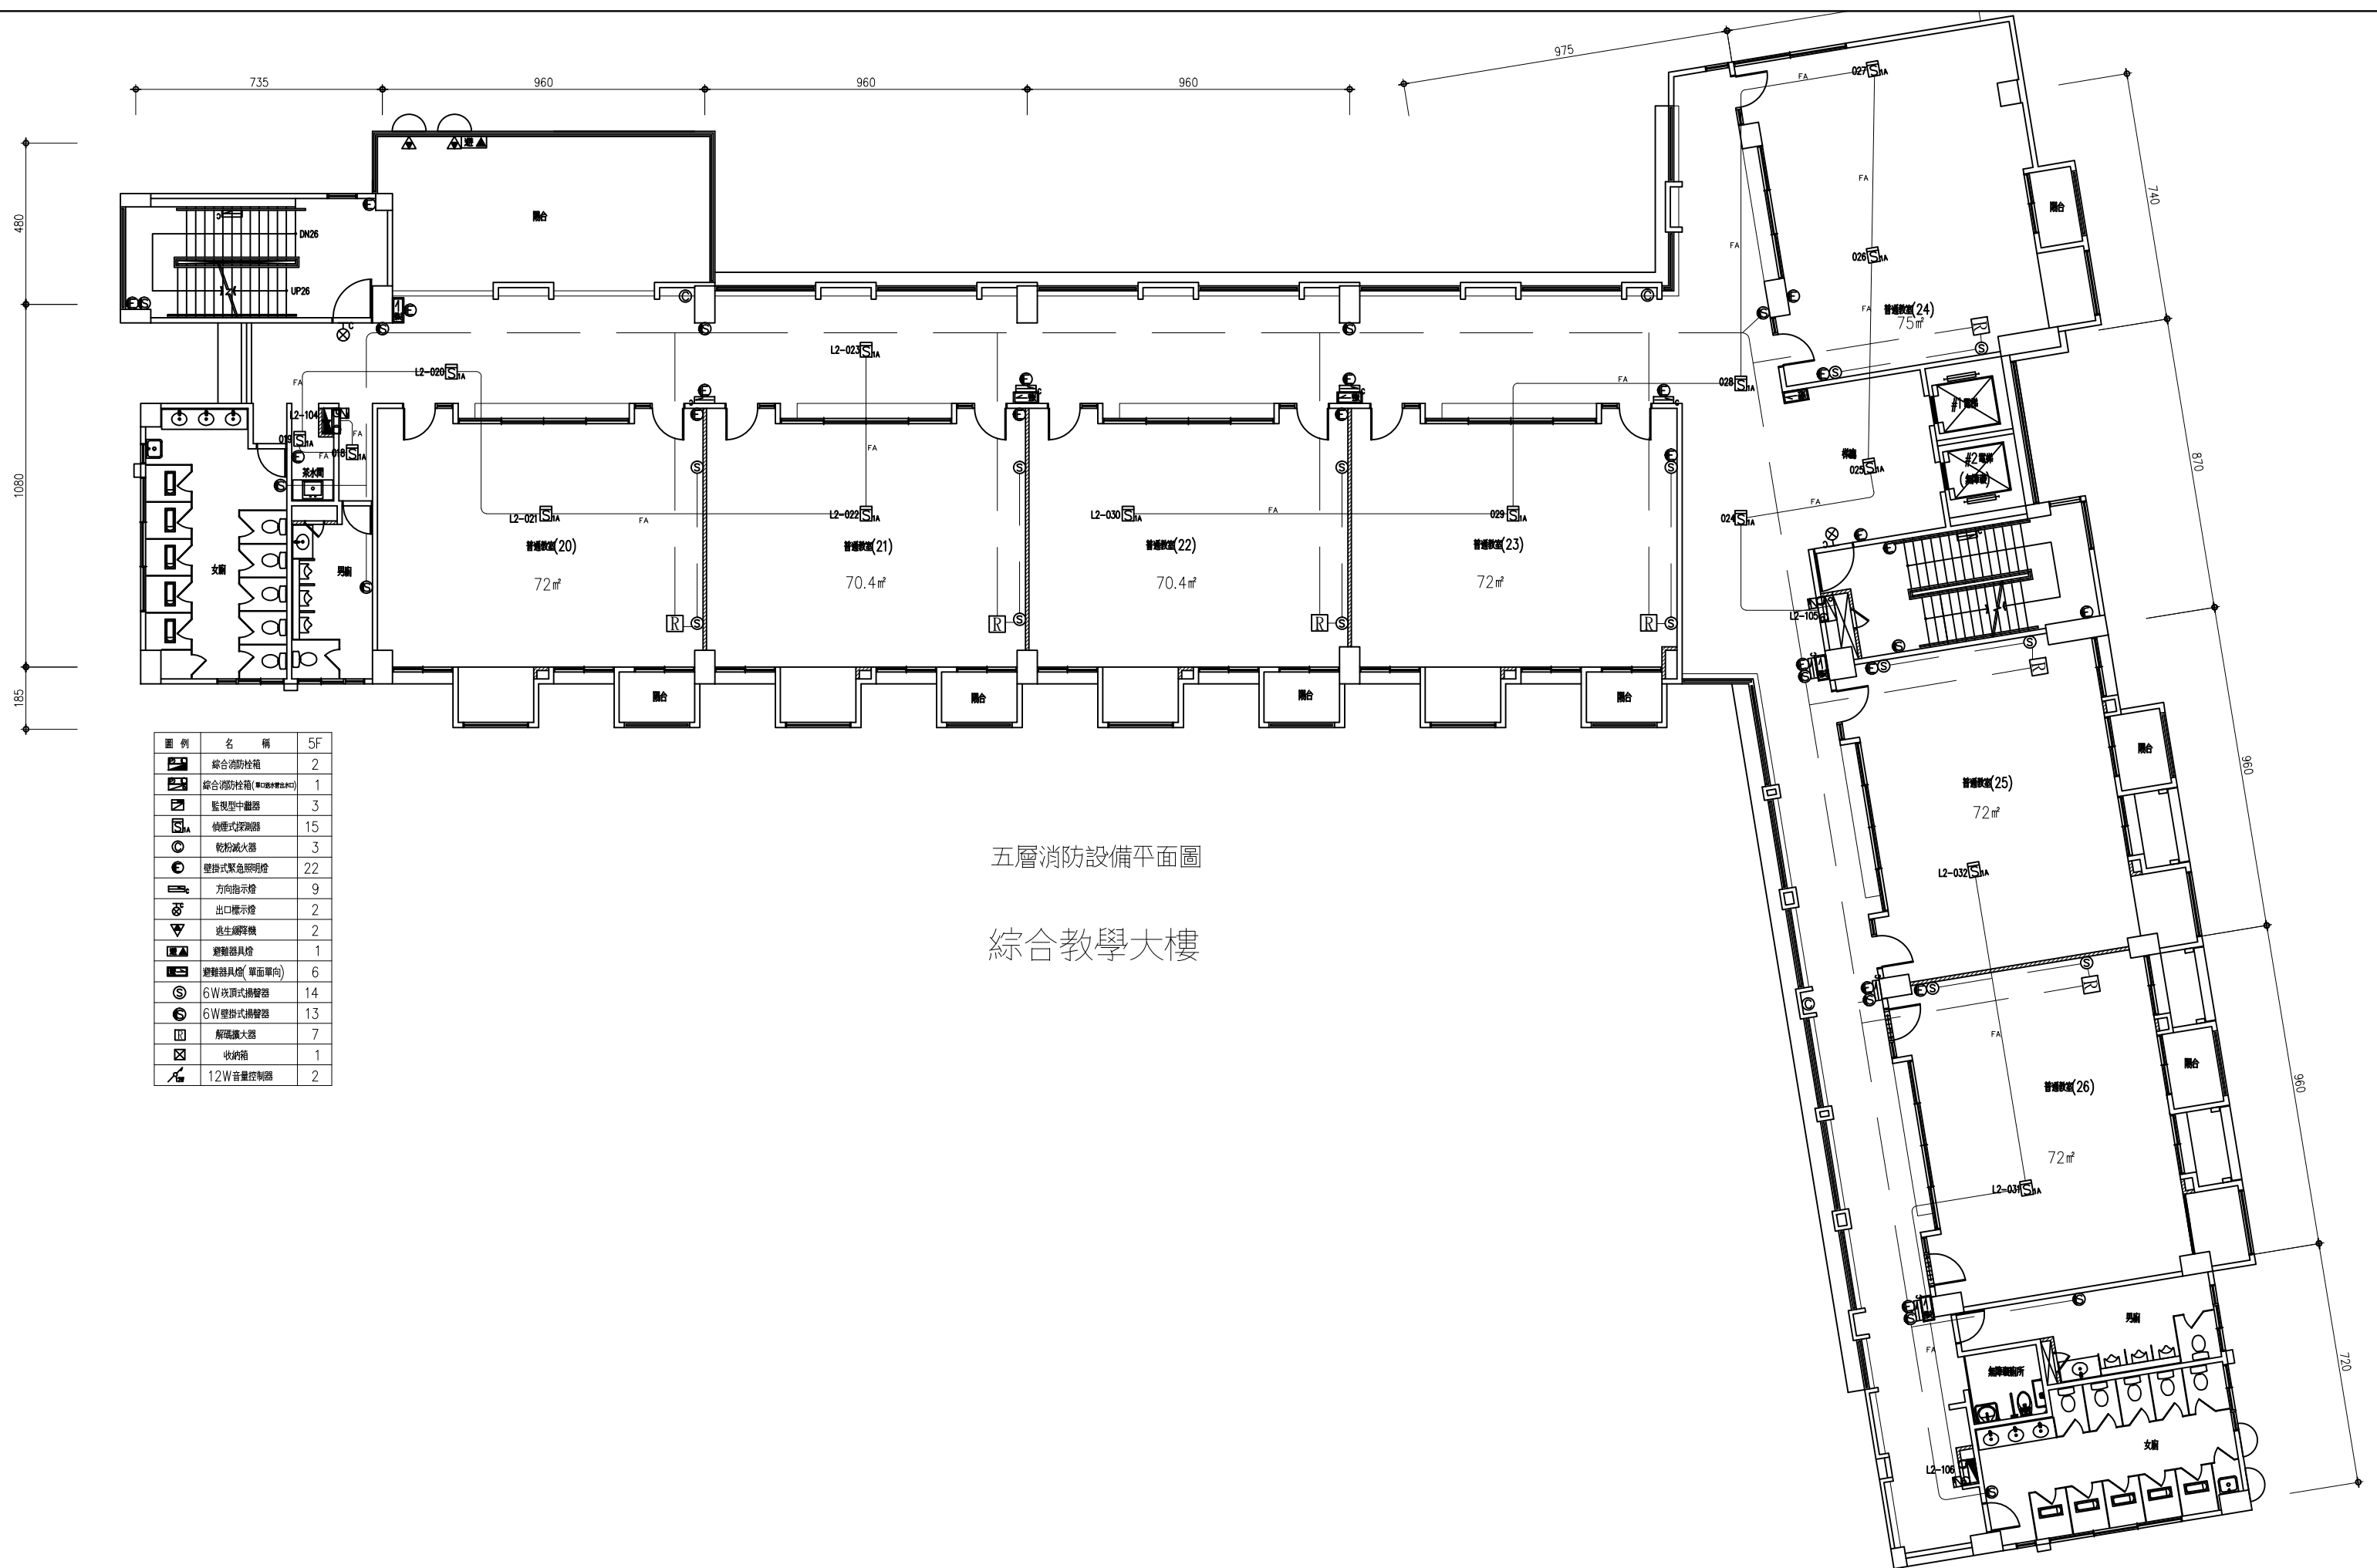

五層消防設備平面圖

綜合教學大樓

圖 例	名 稱	5F
	綜合消防栓箱	2
	綜合消防栓箱(單口滅火器及BC)	1
	監視型中繼器	3
	感應式探測器	15
	乾粉滅火器	3
	壁掛式緊急照明燈	22
	方向指示燈	9
	出口標示燈	2
	逃生繩降機	2
	避難器具燈	1
	避難器具燈(單面單向)	6
	6W吸頂式揚聲器	14
	6W壁掛式揚聲器	13
	解碼擴大器	7
	收納箱	1
	12W音量控制器	2

施 工 地 點	圖 名	欣仕昌消防股份有限公司 桃園市平鎮區忠孝路38號 電話：03－4934199 傳真：03－4933662	圖號
桃園市立中壢家事商業高級中等學校	綜合大樓5F 消防設備平面圖		14 16


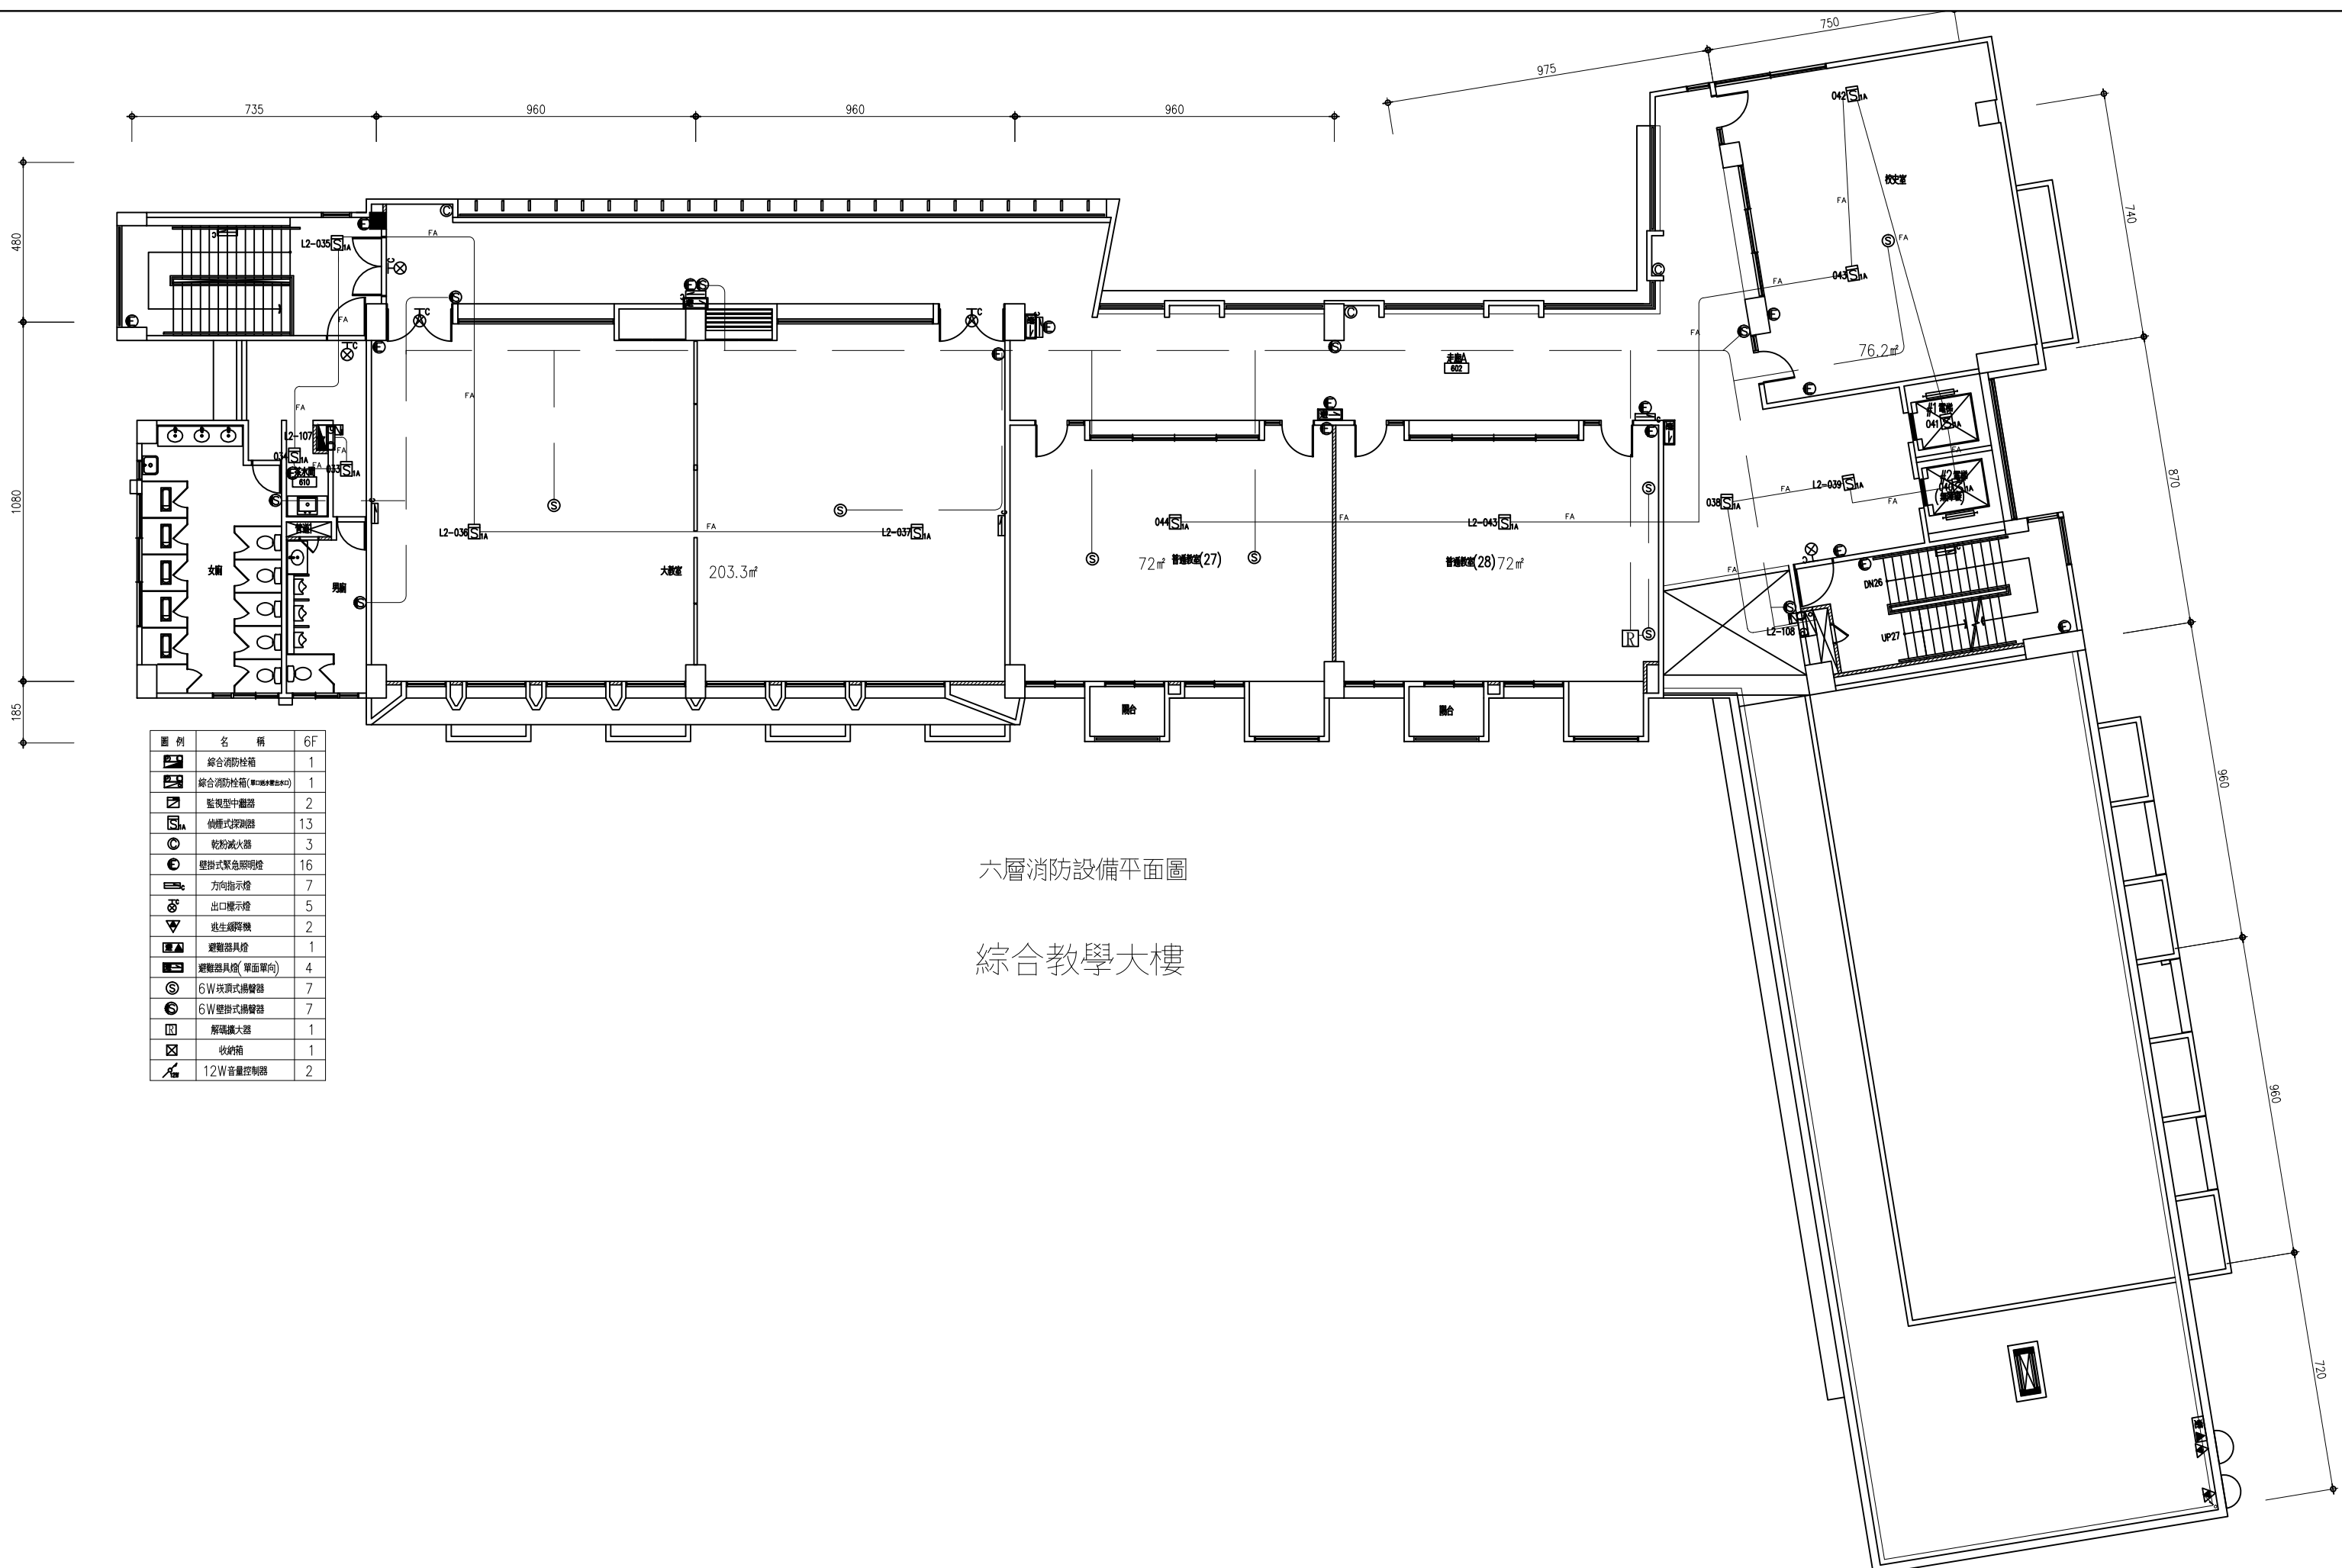


圖 例	名 稱	6F
	綜合消防栓箱	1
	綜合消防栓箱(無136公釐出水口)	1
	監視型中繼器	2
	偵煙式探測器	13
	乾粉滅火器	3
	壁掛式緊急照明燈	16
	方向指示燈	7
	出口標示燈	5
	逃生緩降機	2
	避難器具燈	1
	避難器具燈(單面單向)	4
	6W 吸頂式揚聲器	7
	6W 壁掛式揚聲器	7
	解碼擴大器	1
	收納箱	1
	12W 音量控制器	2

六層消防設備平面圖

綜合教學大樓

施 工 地 點	圖 名	欣仕昌消防股份有限公司 桃園市平鎮區忠孝路38號 電話：03-4934199 傳真：03-4933662	圖號
桃園市立中壢家事商業高級中等學校	綜合大樓6F 消防設備平面圖		15 16

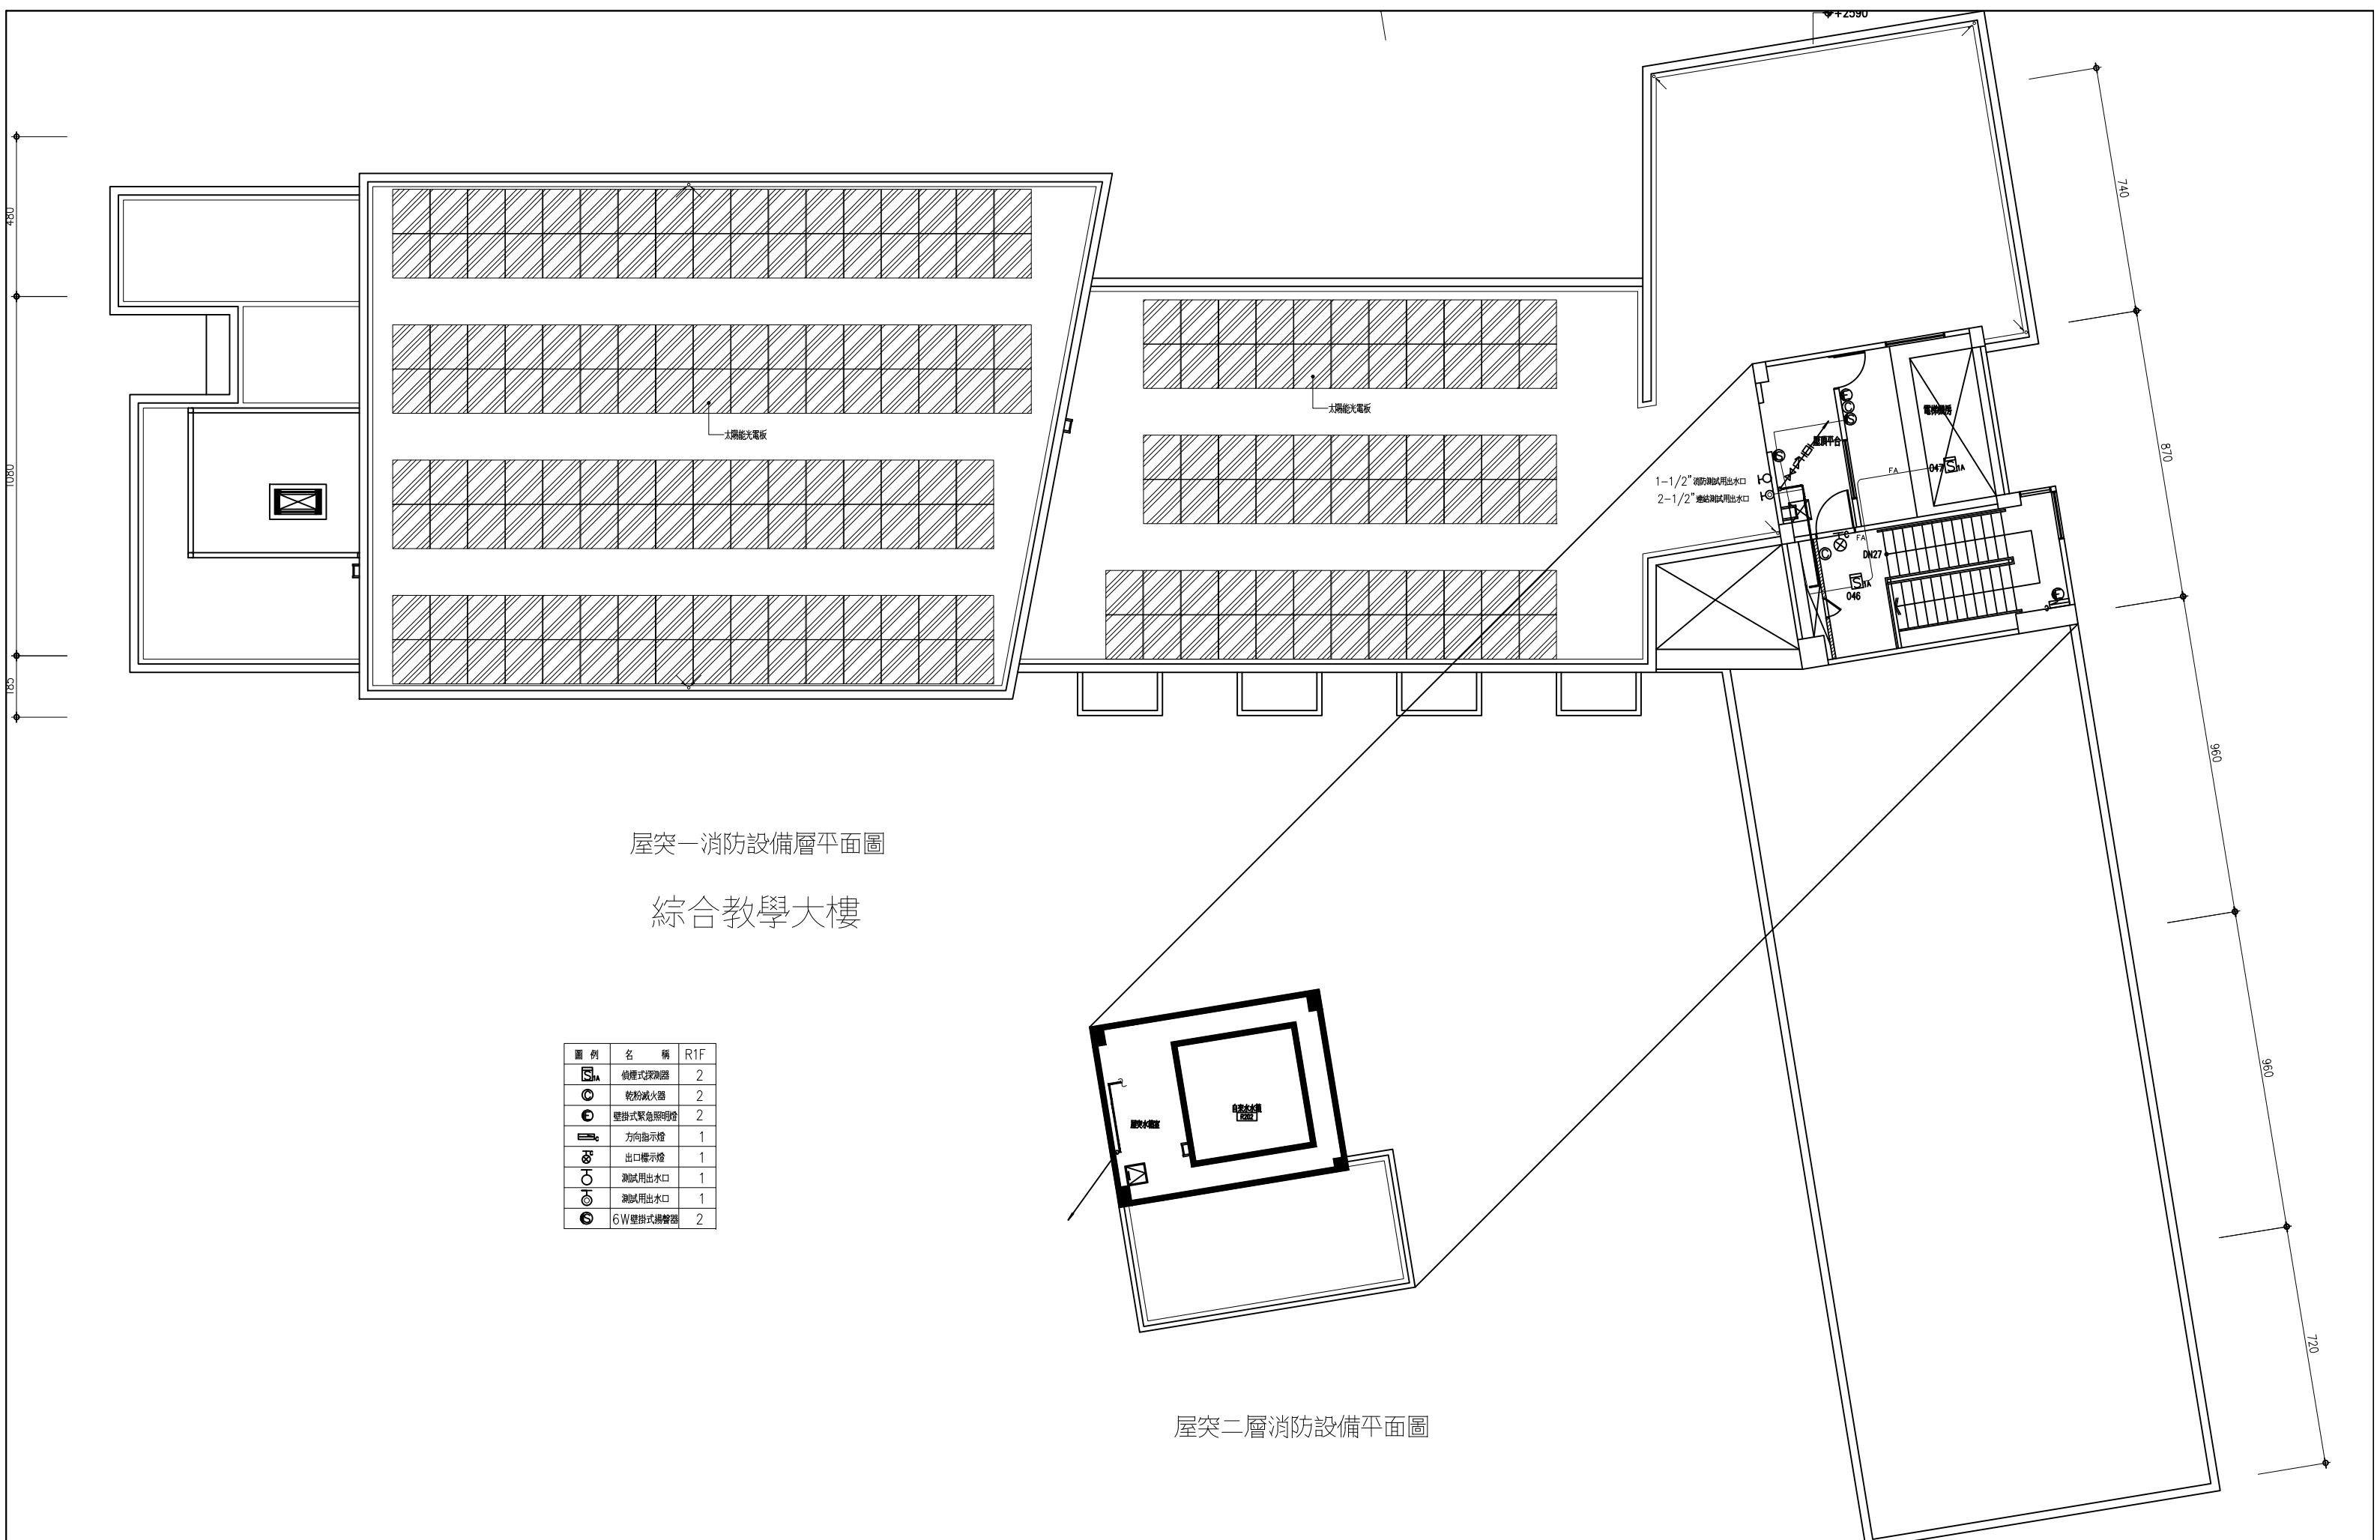

屋突一消防設備層平面圖

綜合教學大樓

圖 例	名 稱	R1F
	傾煙式探測器	2
	乾粉滅火器	2
	壁掛式緊急照明燈	2
	方向指示燈	1
	出口標示燈	1
	測試用出水口	1
	測試用出水口	1
	6W壁掛式揚聲器	2

屋突二層消防設備平面圖

施 工 地 點	圖 名	欣仕昌消防股份有限公司 桃園市平鎮區忠孝路38號 電話：03-4934199 傳真：03-4933662		圖號
桃園市立中壢家事商業高級中等學校	綜合大樓6RF 消防設備平面圖			16 16